


PLANTA BAIXA - PROPOSTA

ESCALA 1:100
MEDIDAS EM CENTÍMETROS



ACESSÓRIOS ESPORTIVOS


ESCALA 1:50
MEDIDAS EM CENTÍMETROS

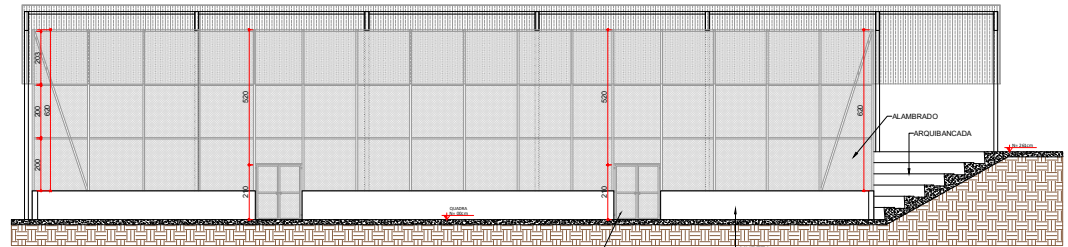

CORTE A-A


ESCALA 1:100
MEDIDAS EM CENTÍMETROS

SIMBOLOGIA	
	MANTER
	A DEMOLIR
	A CONSTRUIR

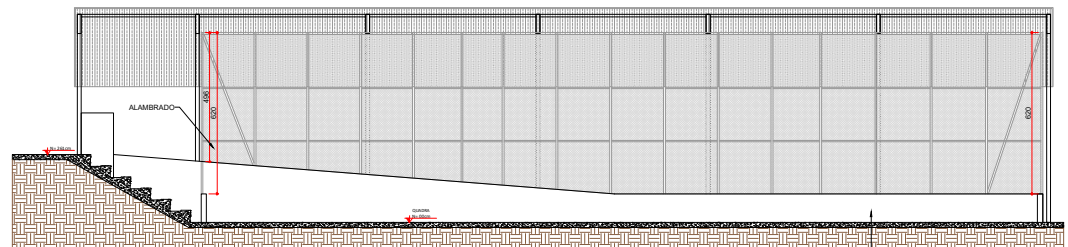


CORTE B-B

ESCALA 1:100
MEDIDAS EM CENTÍMETROS

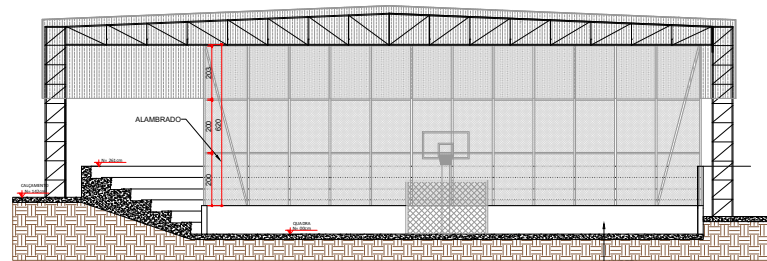


CORTE C-C

ESCALA 1:100
MEDIDAS EM CENTÍMETROS

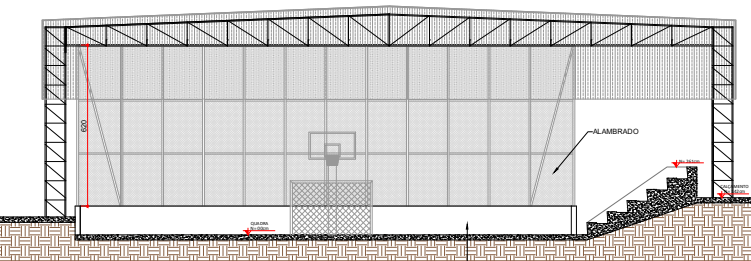

CORTE D-D

ESCALA 1:100
MEDIDAS EM CENTÍMETROS

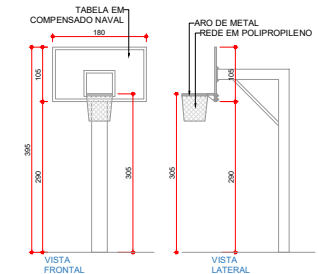

ACESSÓRIOS ESPORTIVOS

ESCALA 1:50
MEDIDAS EM CENTÍMETROS

UENP UNIVERSIDADE ESTADUAL DO NORTE DO PARANÁ			
PROJETO ARQUITETÔNICO			
OBRA REFORMA DA QUADRA POLIESPORTIVA COBERTA DO CSS/CI			
PROPRIETÁRIO		RESPONSÁVEL TÉCNICO	
UNIVERSIDADE ESTADUAL DO NORTE DO PARANÁ - UENP COORDENADOR GERAL DE OBRAS - CGO			
DESENHO AMANDA ALVES	DATA AGOSTO/2023	ESCALA INDICADA	FRANCHA
PROPAV PRO-REITORIA DE PLANEJAMENTO E AVALIAÇÃO INSTITUCIONAL SECRETARIA DE OBRAS			1/1