

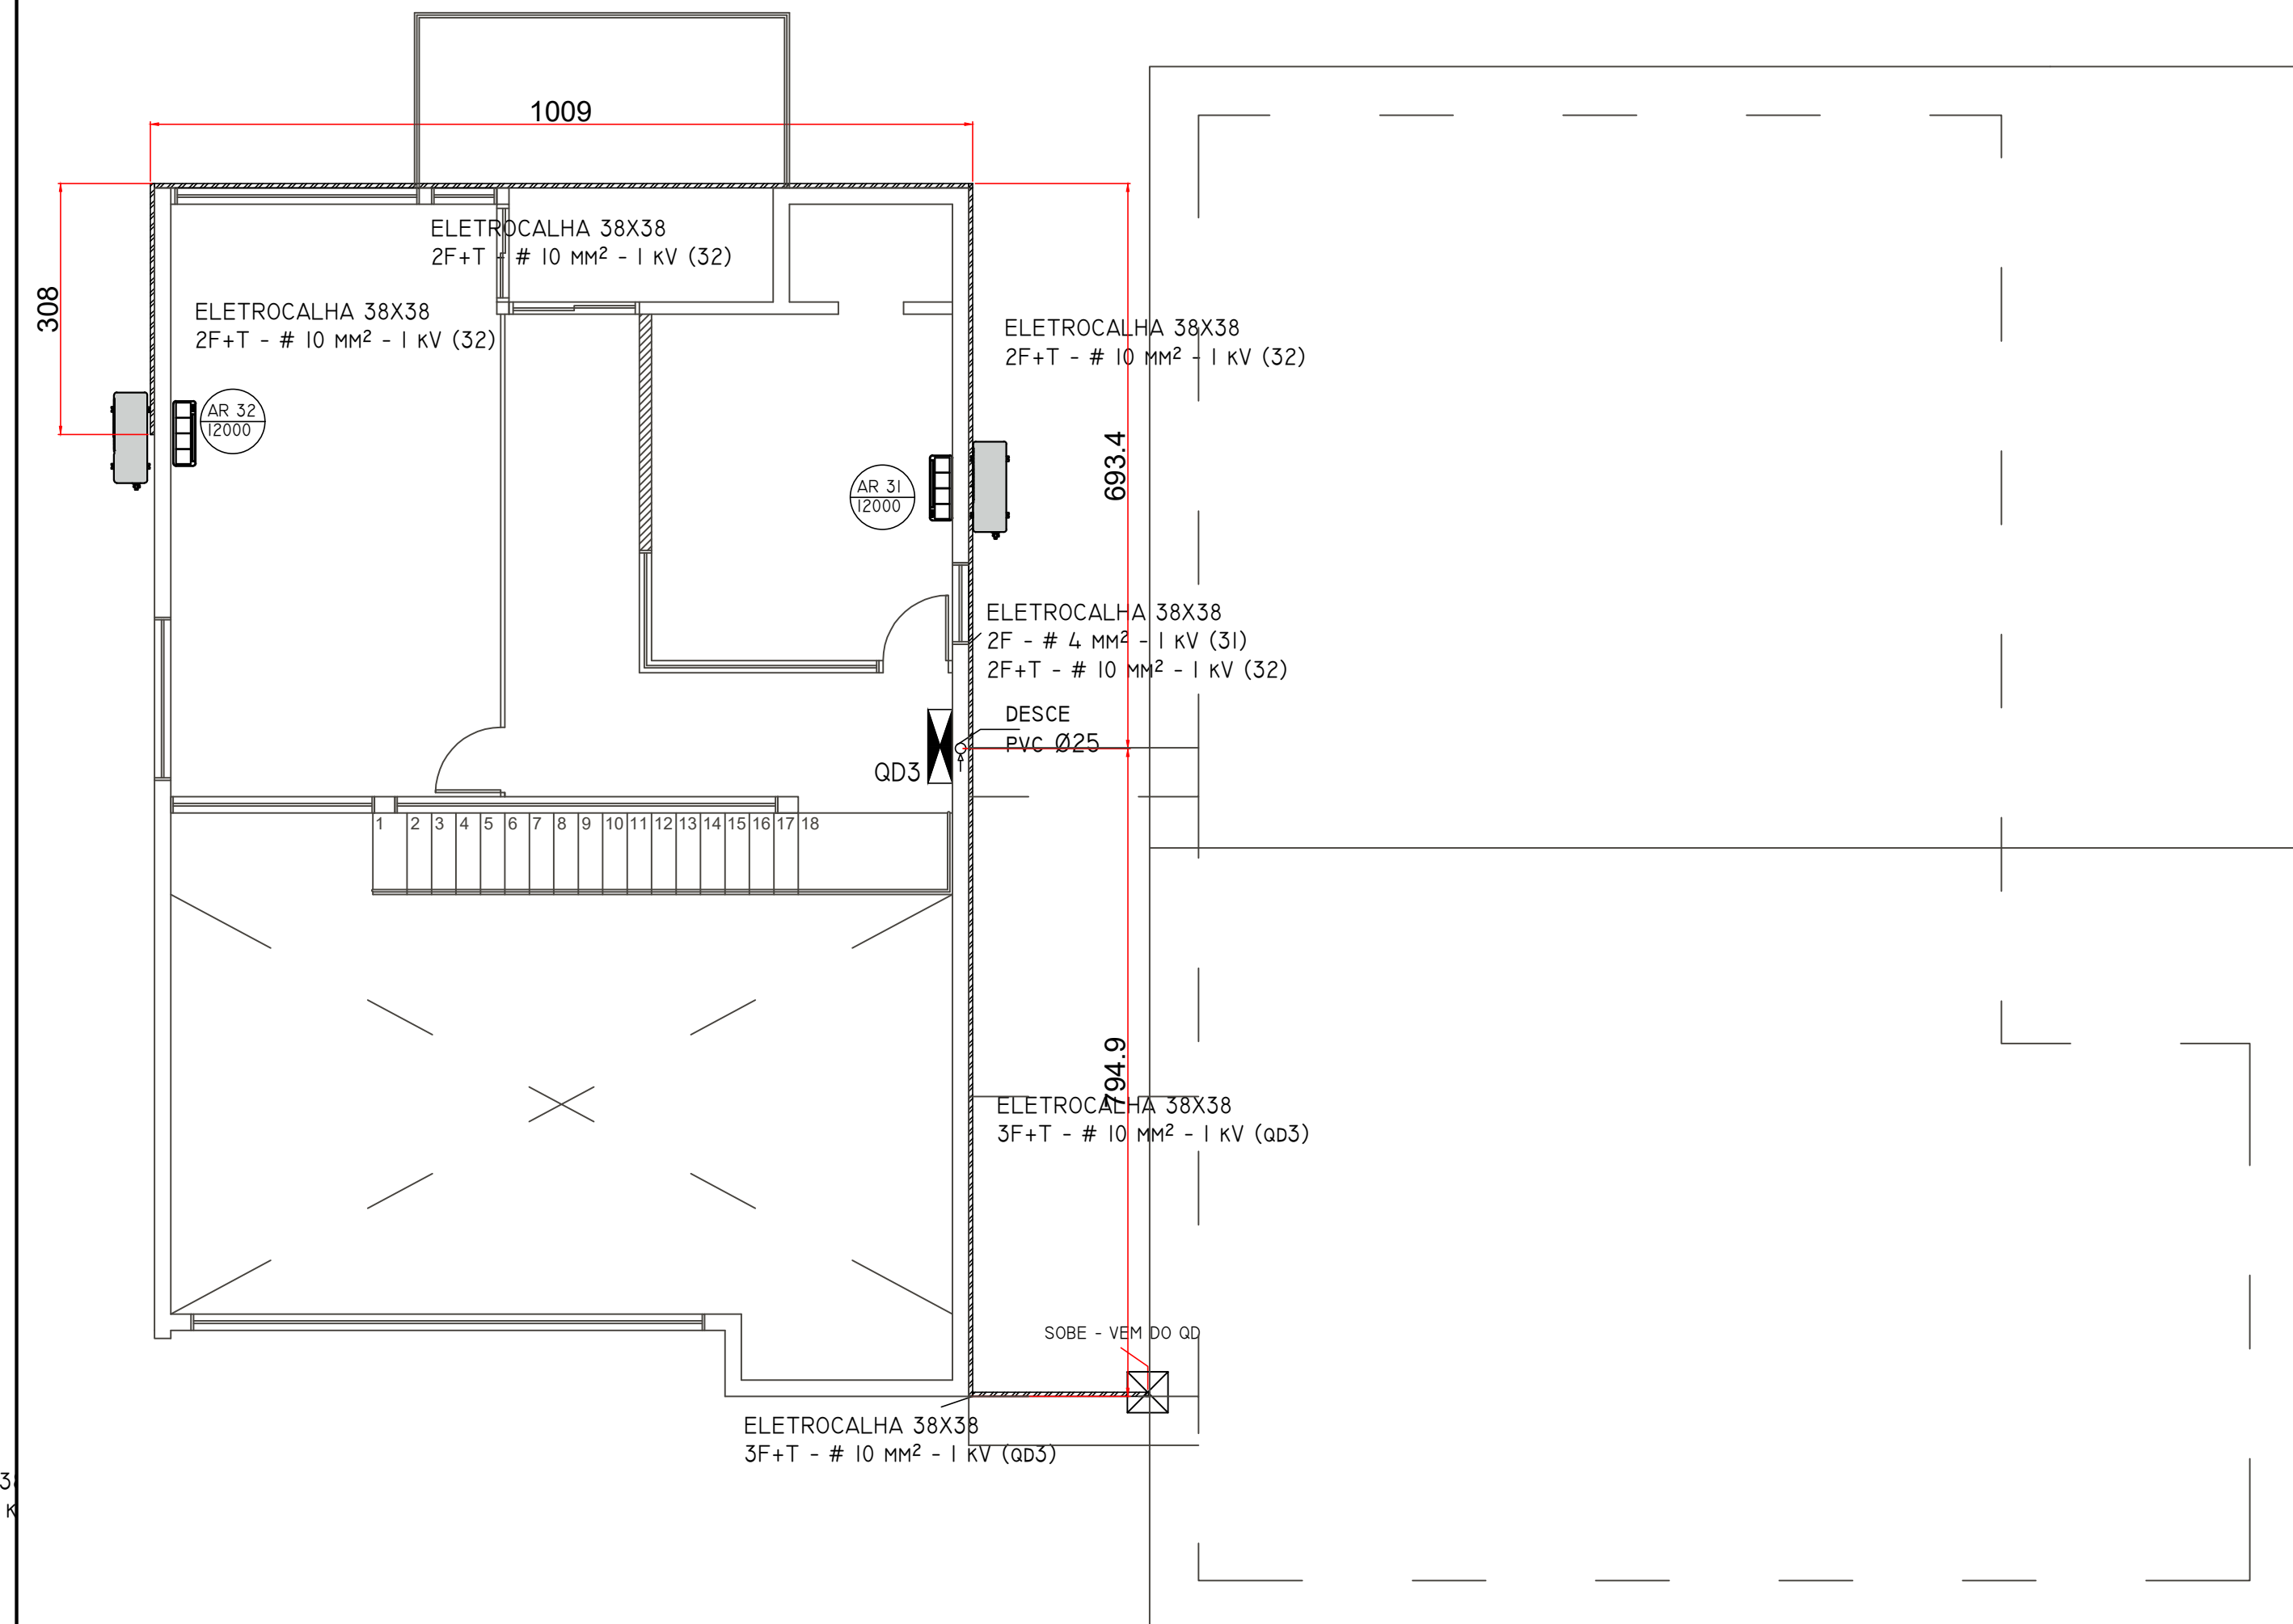


PLANTA BAIXA - TÉRREO
ESCALA 1:100
MEDIDAS EM CENTÍMETROS

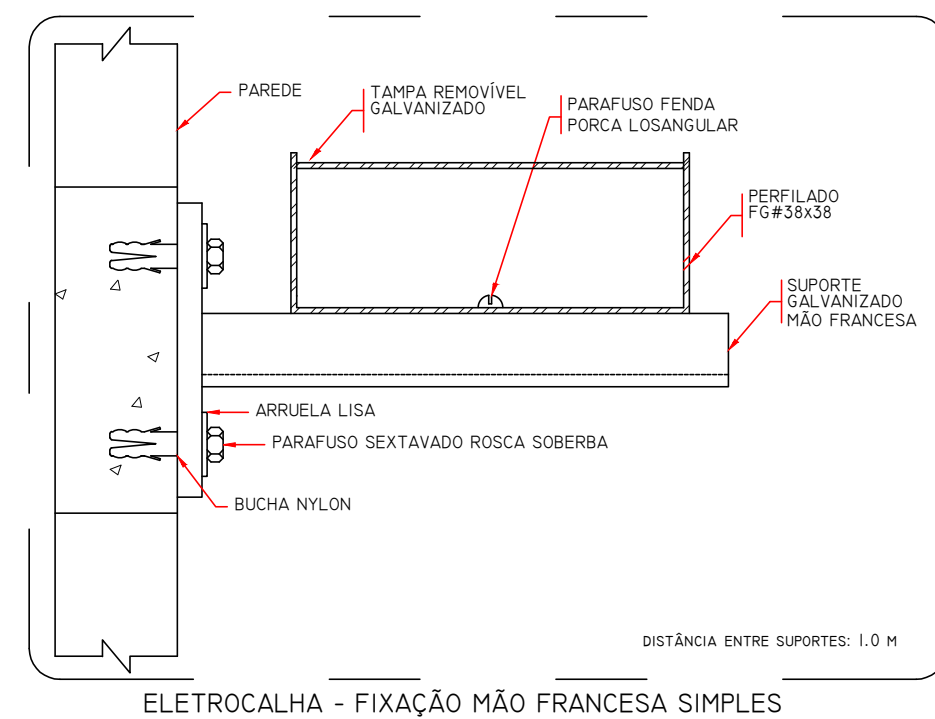

PLANTA BAIXA - PRIMEIRO PAVIMENTO
ESCALA 1:100
MEDIDAS EM CENTÍMETROS

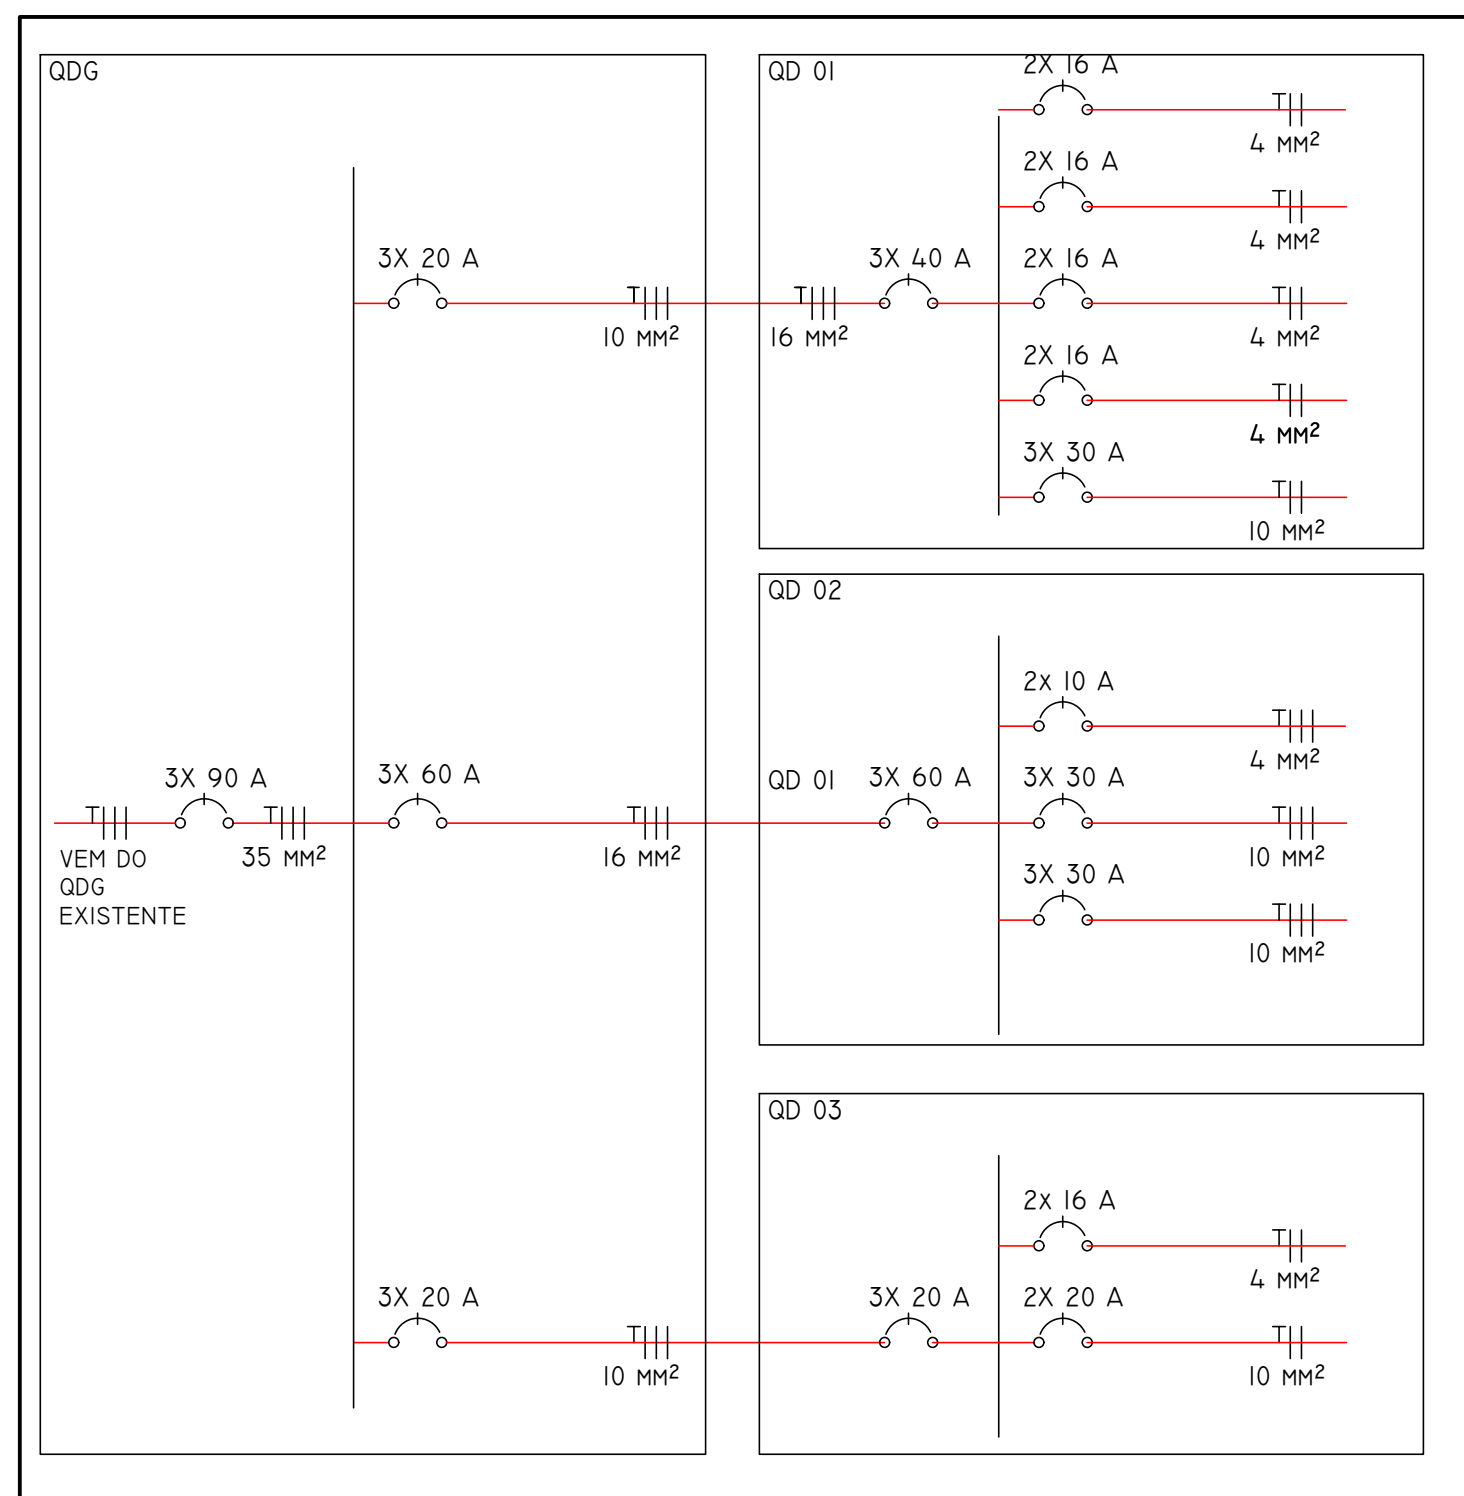

— UENP —
UNIVERSIDADE ESTADUAL DO NORTE DO PARANÁ

PROJETO: PROJETO - INSTALAÇÕES ELÉTRICAS

OBRA: ADEQUAÇÕES DO NEAT
CAMPUS LUIZ MENEGHEL - CLM/UENP

PROPRIETÁRIO: RESPONSÁVEL TÉCNICO

UNIVERSIDADE ESTADUAL DO NORTE DO PARANÁ - UENP
CNPJ: 08.805.120/0001-54

FELIPE SCALA FRANÇA
CREA-SP: 99.899.005-57-0

DESENHO: FELIPE FRANÇA

DATA: OUTUBRO/2020

ESCALA: NO DESENHO

PRANCHA

PROPAV
PRÓ-REITORIA DE PLANEJAMENTO E AVALIAÇÃO INSTITUCIONAL
SECRETARIA DE OBRAS

EMITE LUCEM TUAM

1/1

Documento: **CLM_ELE.pdf**.

Assinado digitalmente por: **Fatima Aparecida da Cruz Padoan** em 04/03/2021 15:18.

Assinado por: **Felipe Scala Francica** em 22/02/2021 15:35.

Inserido ao protocolo **17.377.245-9** por: **Leticia Sacoman Sampaio** em: 22/02/2021 15:30.



Documento assinado nos termos do art. 18 do Decreto Estadual 5389/2016.

A autenticidade deste documento pode ser validada no endereço:
<https://www.eprotocolo.pr.gov.br/spiweb/validarAssinatura> com o código:
f4c58ec345ff95d09b373ba6198dac10.