

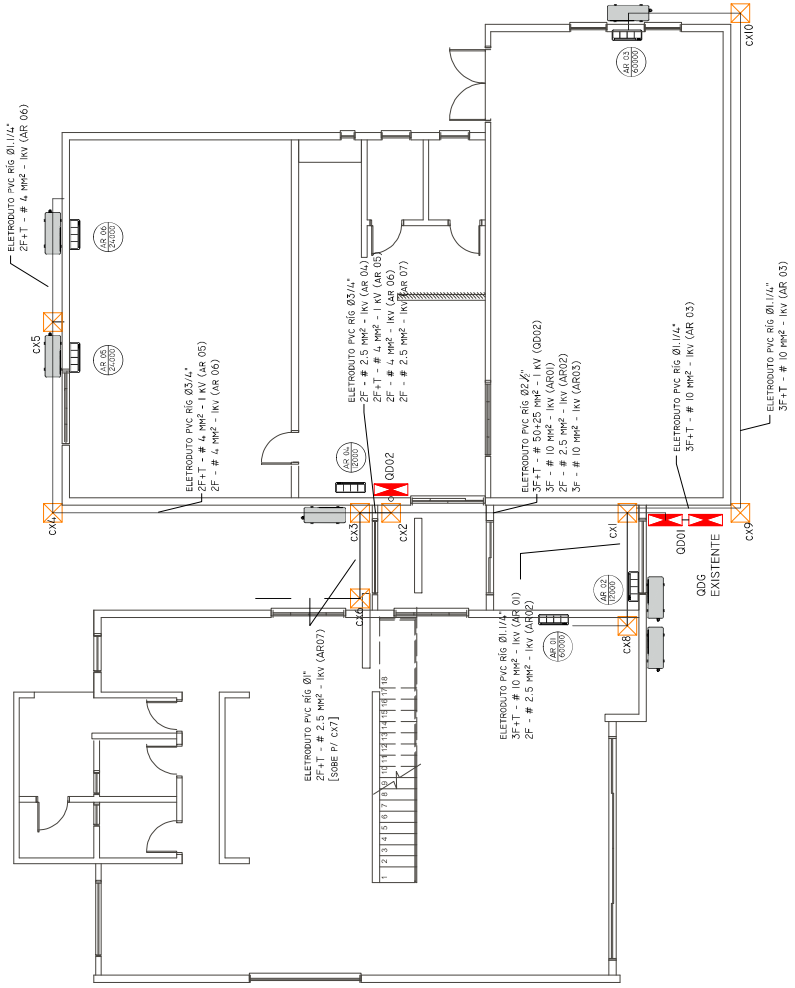



ESQUEMA DE CABEÇOS E PROTEÇÃO

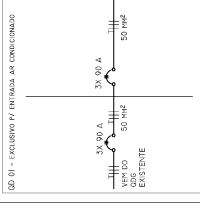

PLANTA BAIXA - TÉRREO
ESCALA 1:50
MEDIDAS EM CENTÍMETROS

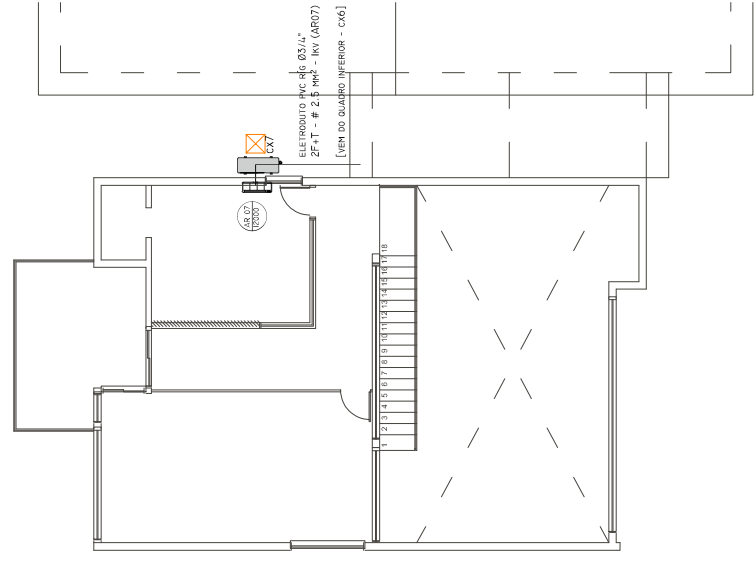

PLANTA BAIXA - 1º PAVIMENTO
ESCALA 1:50
MEDIDAS EM CENTÍMETROS

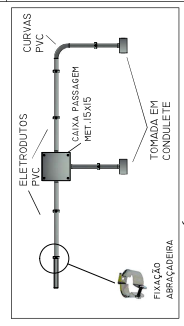

INST. ELÉTRICAS
ADEQUAÇÕES DO INEAT
CAMPUS LUIZ MENEGHEL

UNIVERSIDADE ESTADUAL DO RIO GRANDE DO SUL
INSTITUTO DE ENGENHARIA DE ELETRICIDADE
LABORATÓRIO DE INSTALAÇÃO ELÉTRICA
11/2016

PROF. DR. PAULO JOSÉ DE OLIVEIRA
COORDENADOR DO LIEE
11/2016

Documento: **ELETRICANEATJUNHO2021Layout1.pdf**.


Assinatura Avançada realizada por: **Felipe Scala Francica** em 09/07/2021 17:46.

Inserido ao protocolo **17.851.099-1** por: **Leticia Sacoman Sampaio** em: 09/07/2021 17:39.



Documento assinado nos termos do Art. 38 do Decreto Estadual nº 7304/2021.

A autenticidade deste documento pode ser validada no endereço:
<https://www.eprotocolo.pr.gov.br/spiweb/validarAssinatura> com o código:
bc59a4650b2f99f281a055104b819a35.

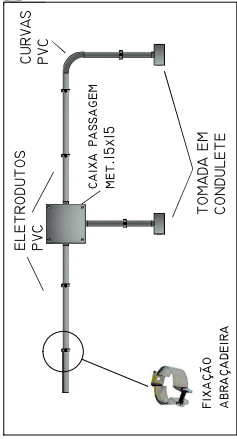

ESQUEMA GENÉRICO

SEM ESCALA

INST. ELÉTRICAS
ADEQUAÇÕES DO NEAT
CAMPUS LUIZ MENEGHEL

UNIVERSIDADE ESTADUAL DO NORTE DO PARANÁ - UENP
CNPJ: 08.885.100/0001-54


FELIPE JUNHO DE 2021

ENG. CIVIL FELIPE SCALA FRANCOIA
CREA SP 5069900657

INDICADA

O PARANÁ

2/2

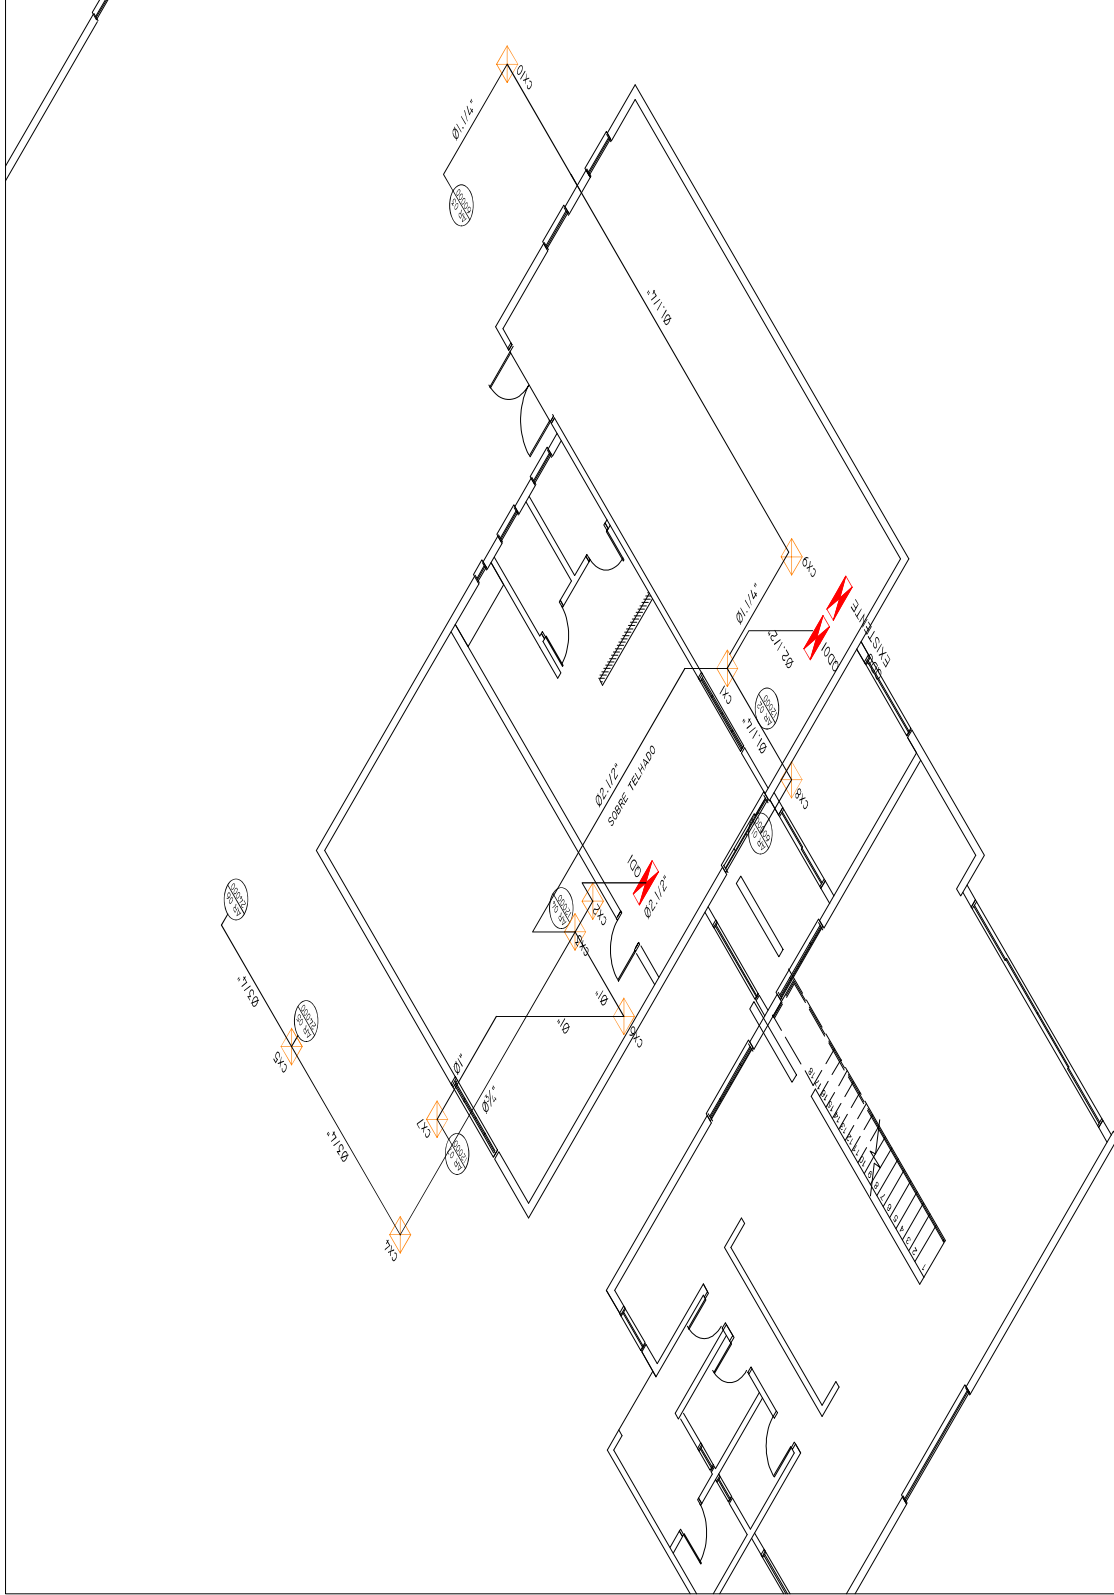

ESQUEMA ISOMÉTRICO - INSTALAÇÃO

ESCALA 1:50
MEDIDAS EM CENTÍMETROS

Documento: **ELETRICANEATJUNHO2021Layout2.pdf**.

Assinatura Avançada realizada por: **Felipe Scala Francica** em 09/07/2021 17:46.

Inserido ao protocolo **17.851.099-1** por: **Leticia Sacoman Sampaio** em: 09/07/2021 17:39.



Documento assinado nos termos do Art. 38 do Decreto Estadual nº 7304/2021.

A autenticidade deste documento pode ser validada no endereço:
<https://www.eprotocolo.pr.gov.br/spiweb/validarAssinatura> com o código:
8a94f33e869e9b94b29613d7fa361af6.