
 



ESCALA 1:100  
MEDIDAS EM CENTÍMETROS

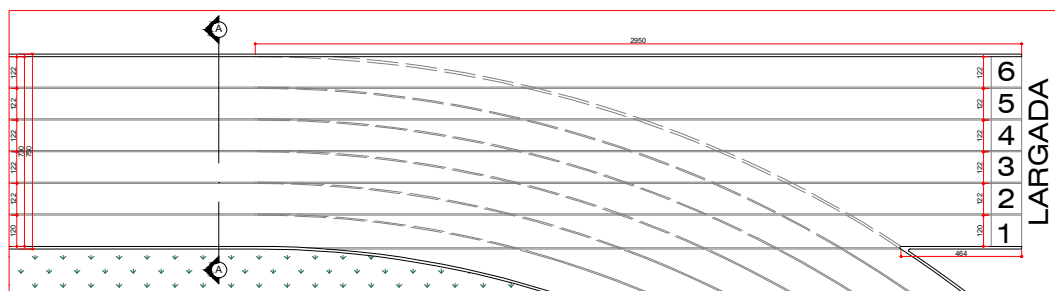

ESCALA 1:100  
MEDIDAS EM CENTÍMETROS




ESCALA 1:100  
MEDIDAS EM CENTÍMETROS

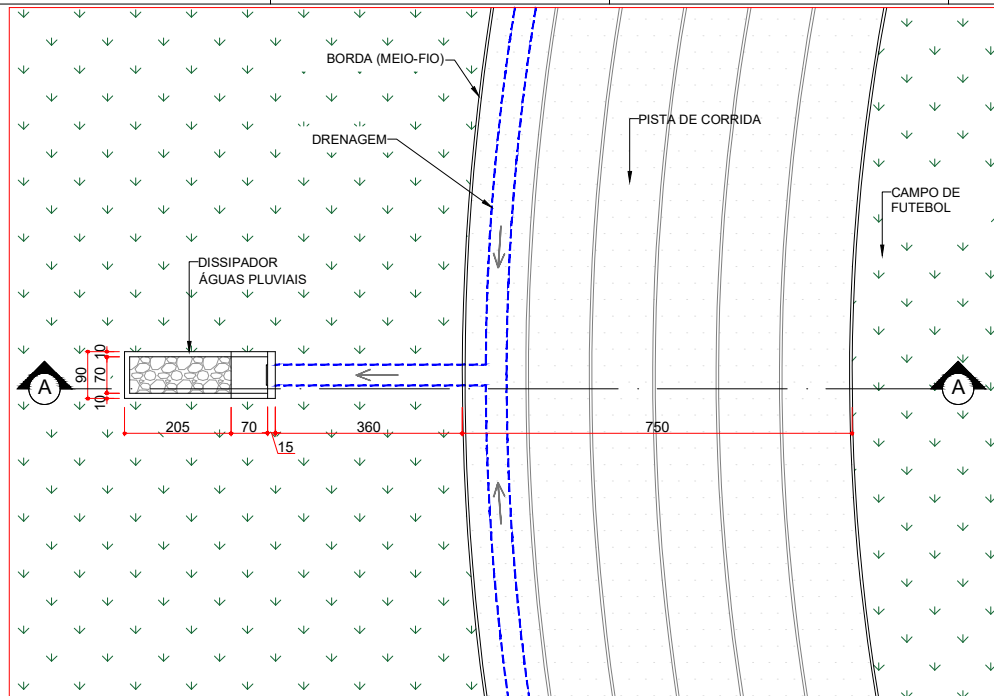


**DETALHAMENTO TRECHO  
PISTA DE CORRIDA - DRENAGEM**

ESCALA 1:50  
MEDIDAS EM CENTÍMETROS

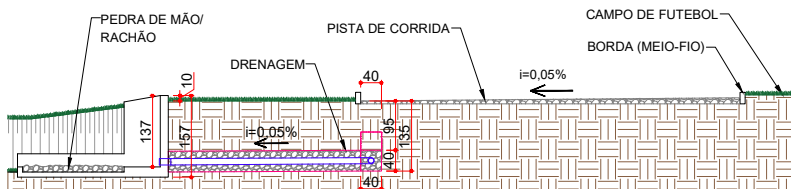


**CORTE A-A  
FIM DO DRENO**

ESCALA 1:50  
MEDIDAS EM CENTÍMETROS

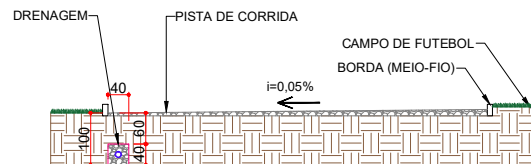


**INICIO DO DRENO**

ESCALA 1:50  
MEDIDAS EM CENTÍMETROS

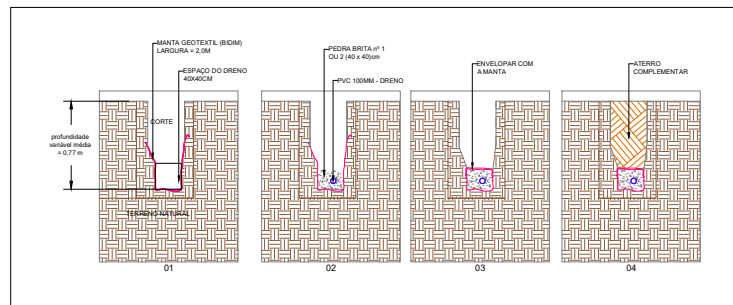

**DETALHE DO DRENO**

ESCALA 1:100  
MEDIDAS EM CENTÍMETROS

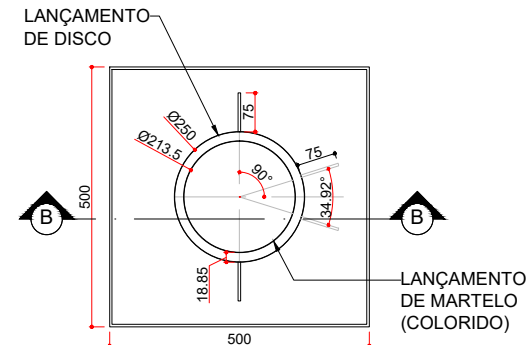

**PLANTA BAIXA  
SETOR 02**




ESCALA 1:50  
MEDIDAS EM CENTÍMETROS




**CORTE B-B**

ESCALA 1:50  
MEDIDAS EM CENTÍMETROS

<b>UENP</b> UNIVERSIDADE ESTADUAL DO NORTE DO PARANÁ			
PROJETO ARQUITETONICO			
OBRA REFORMA DA PISTA DE ATLETISMO DO CSS/ CJ			
PROPRIETÁRIO		RESPONSÁVEL TÉCNICO	
UNIVERSIDADE ESTADUAL DO NORTE DO PARANÁ - UENP RUA DE ABRIL, 2240 - JARDIM UNIVERSITÁRIO - 85060-000 - FONE (41) 3333-1234			
DESENHO AMANDA ALVES		DATA AGOSTO/2023	ESCALA INDICADA
PRANCHAS		PRANCHAS	
PRO-REITORIA DE PLANEJAMENTO E AVALIAÇÃO INSTITUCIONAL		SECRETARIA DE OBRAS	

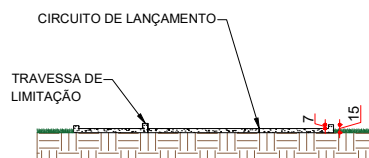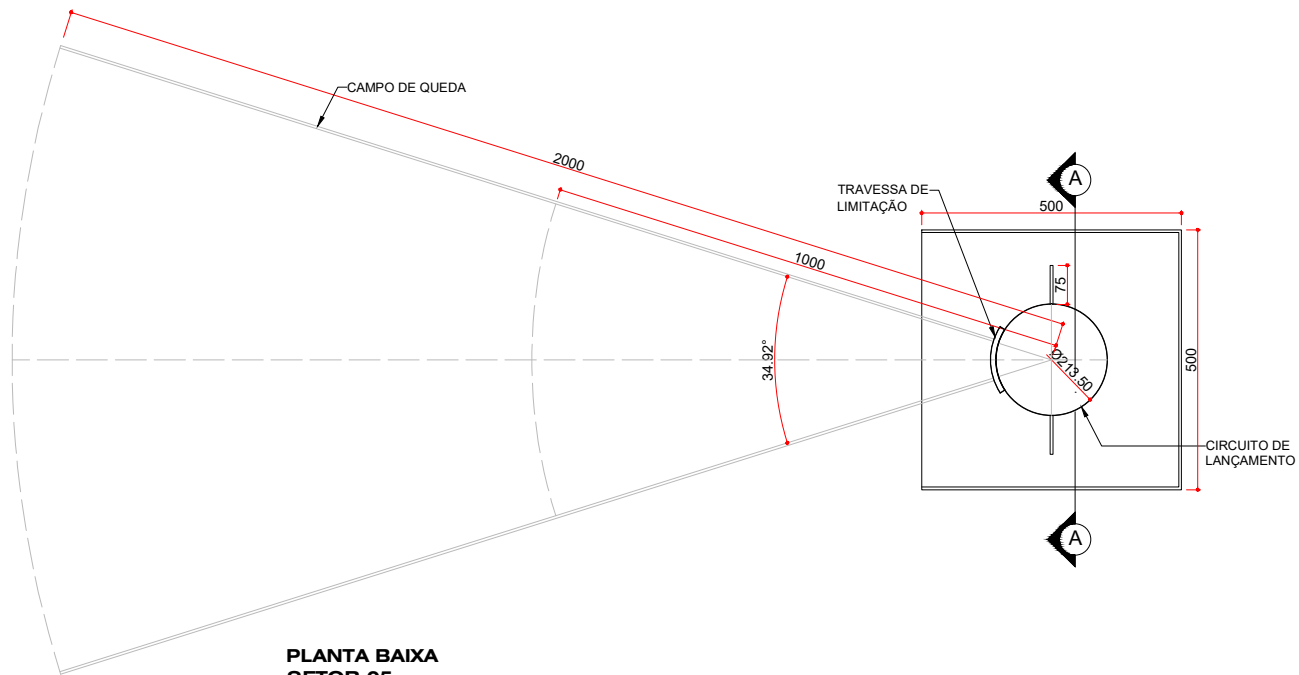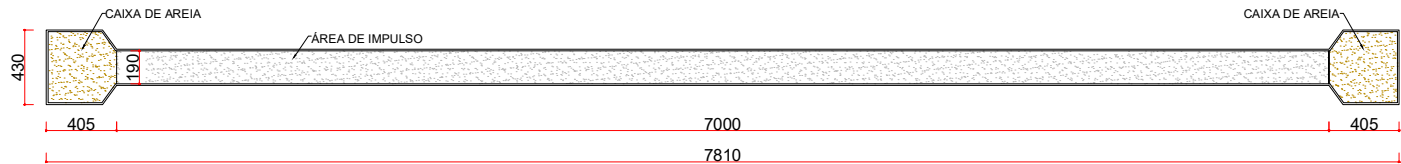

**CORTE A-A**  
ESCALA 1:50  
MEDIDAS EM CENTÍMETROS

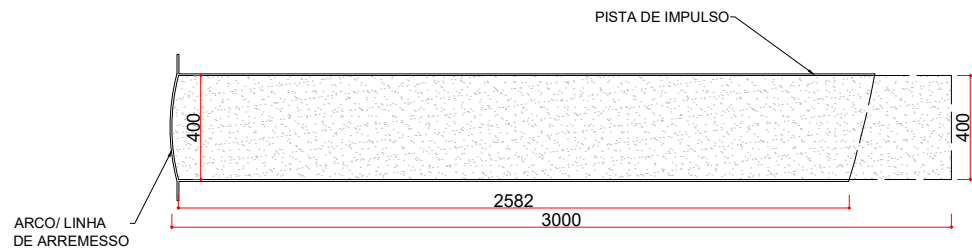

<b>UENP</b> UNIVERSIDADE ESTADUAL DO NORTE DO PARANÁ			
PROJETO ARQUITETONICO			
OBRA REFORMA DA PISTA DE ATLETISMO DO CSS/ CJ			
PROPRIETÁRIO		RESPONSÁVEL TÉCNICO	
UNIVERSIDADE ESTADUAL DO NORTE DO PARANÁ - UENP RUA DE ABRIL, 210 - JARDIM UNIVERSITÁRIO - 81531-980 - CURITIBA - PR			
ASSINATURA DA OBRA PROF. DR. CARLOS A. DE OLIVEIRA			
DESENHO	DATA	ESCALA	PRANCHAS
AMANDA ALVES	AGOSTO/2023	INDICADA	
<b>PROPAV</b> PRO-REITORIA DE PLANEJAMENTO E AVALIAÇÃO INSTITUCIONAL SECRETARIA DE OBRAS			