


LOCALIZAÇÃO - BANHEIROS PAVIMENTO SUP.

ESCALA 1:200
MEDIDAS EM CENTÍMETROS

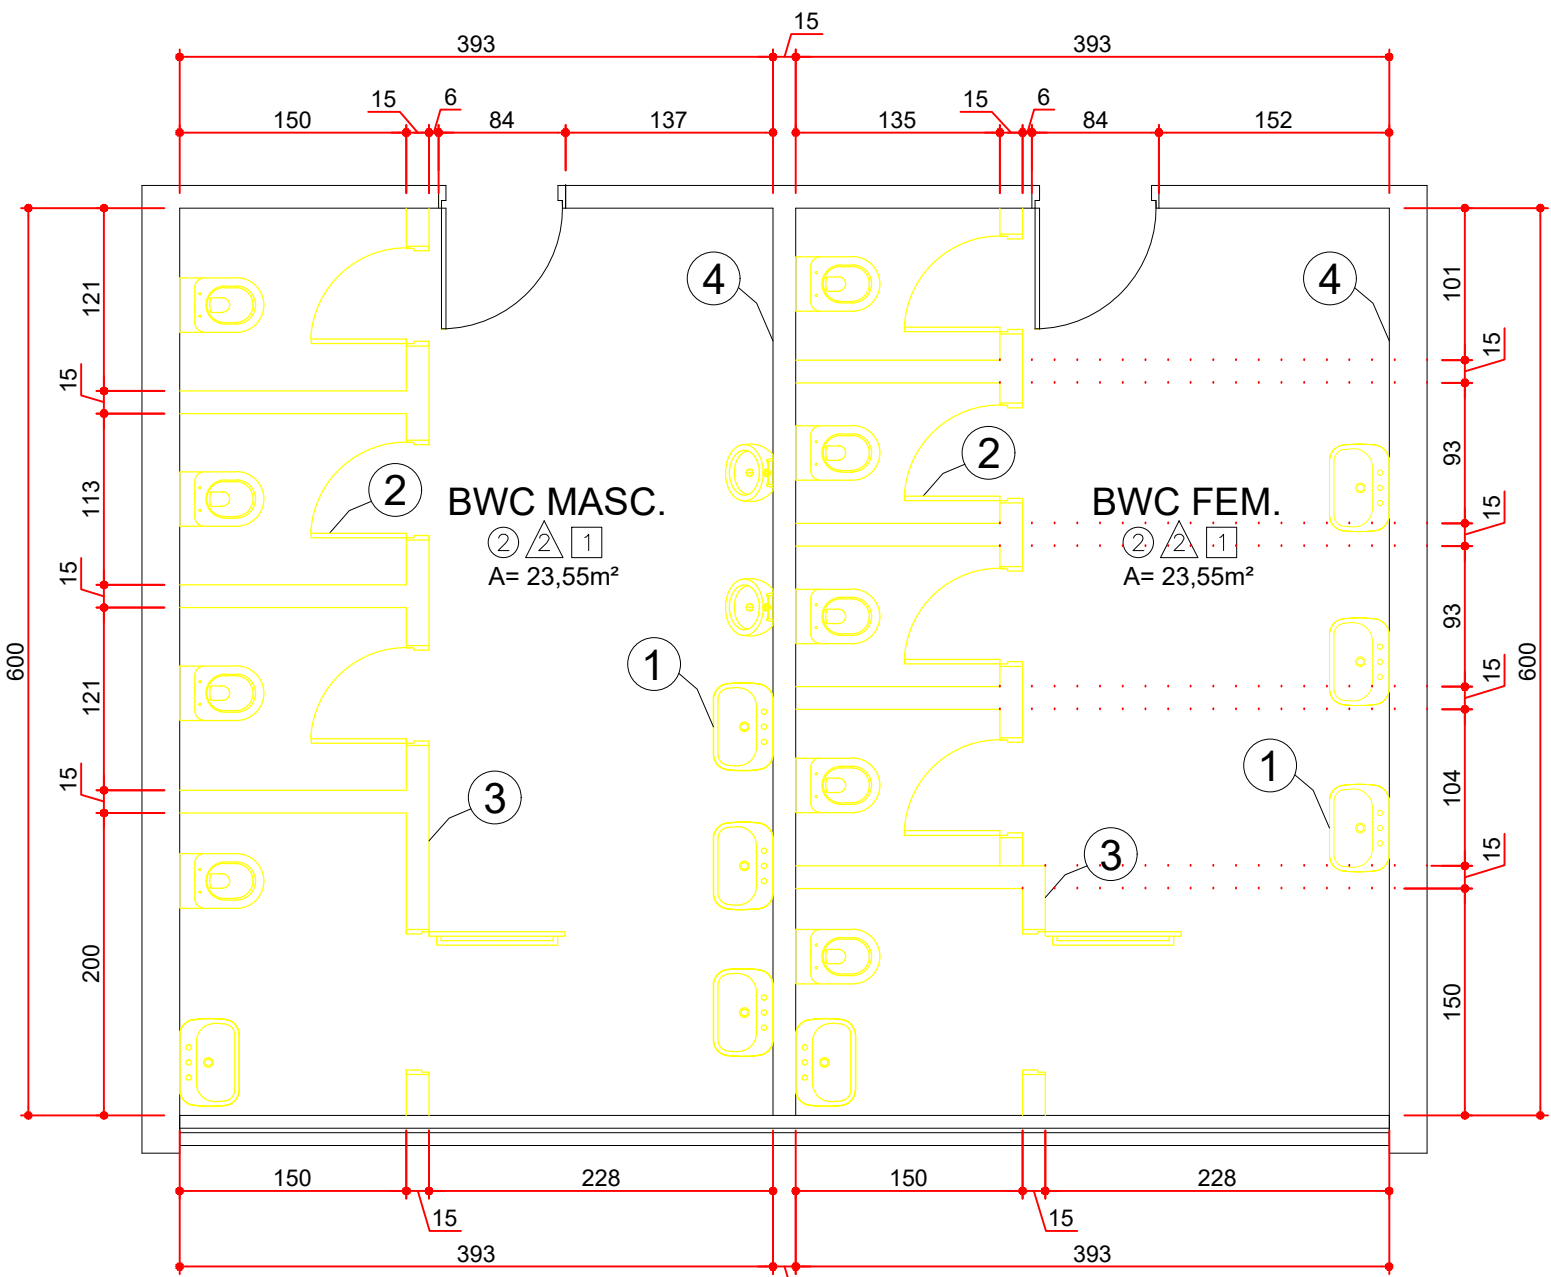


SERVIÇOS
1 REMOÇÃO DAS LOUÇAS
2 REMOÇÃO DAS PORTAS
3 DEMOLIÇÃO DA ALVENARIA
4 DEMOLIÇÃO DO REVESTIMENTO

SIMBOLOGIA
MANTER
A DEMOLIR
A CONSTRUIR

PLANTA BAIXA - BANHEIROS PAVIMENTO SUP. - EXISTENTE

ESCALA 1:50
MEDIDAS EM CENTÍMETROS

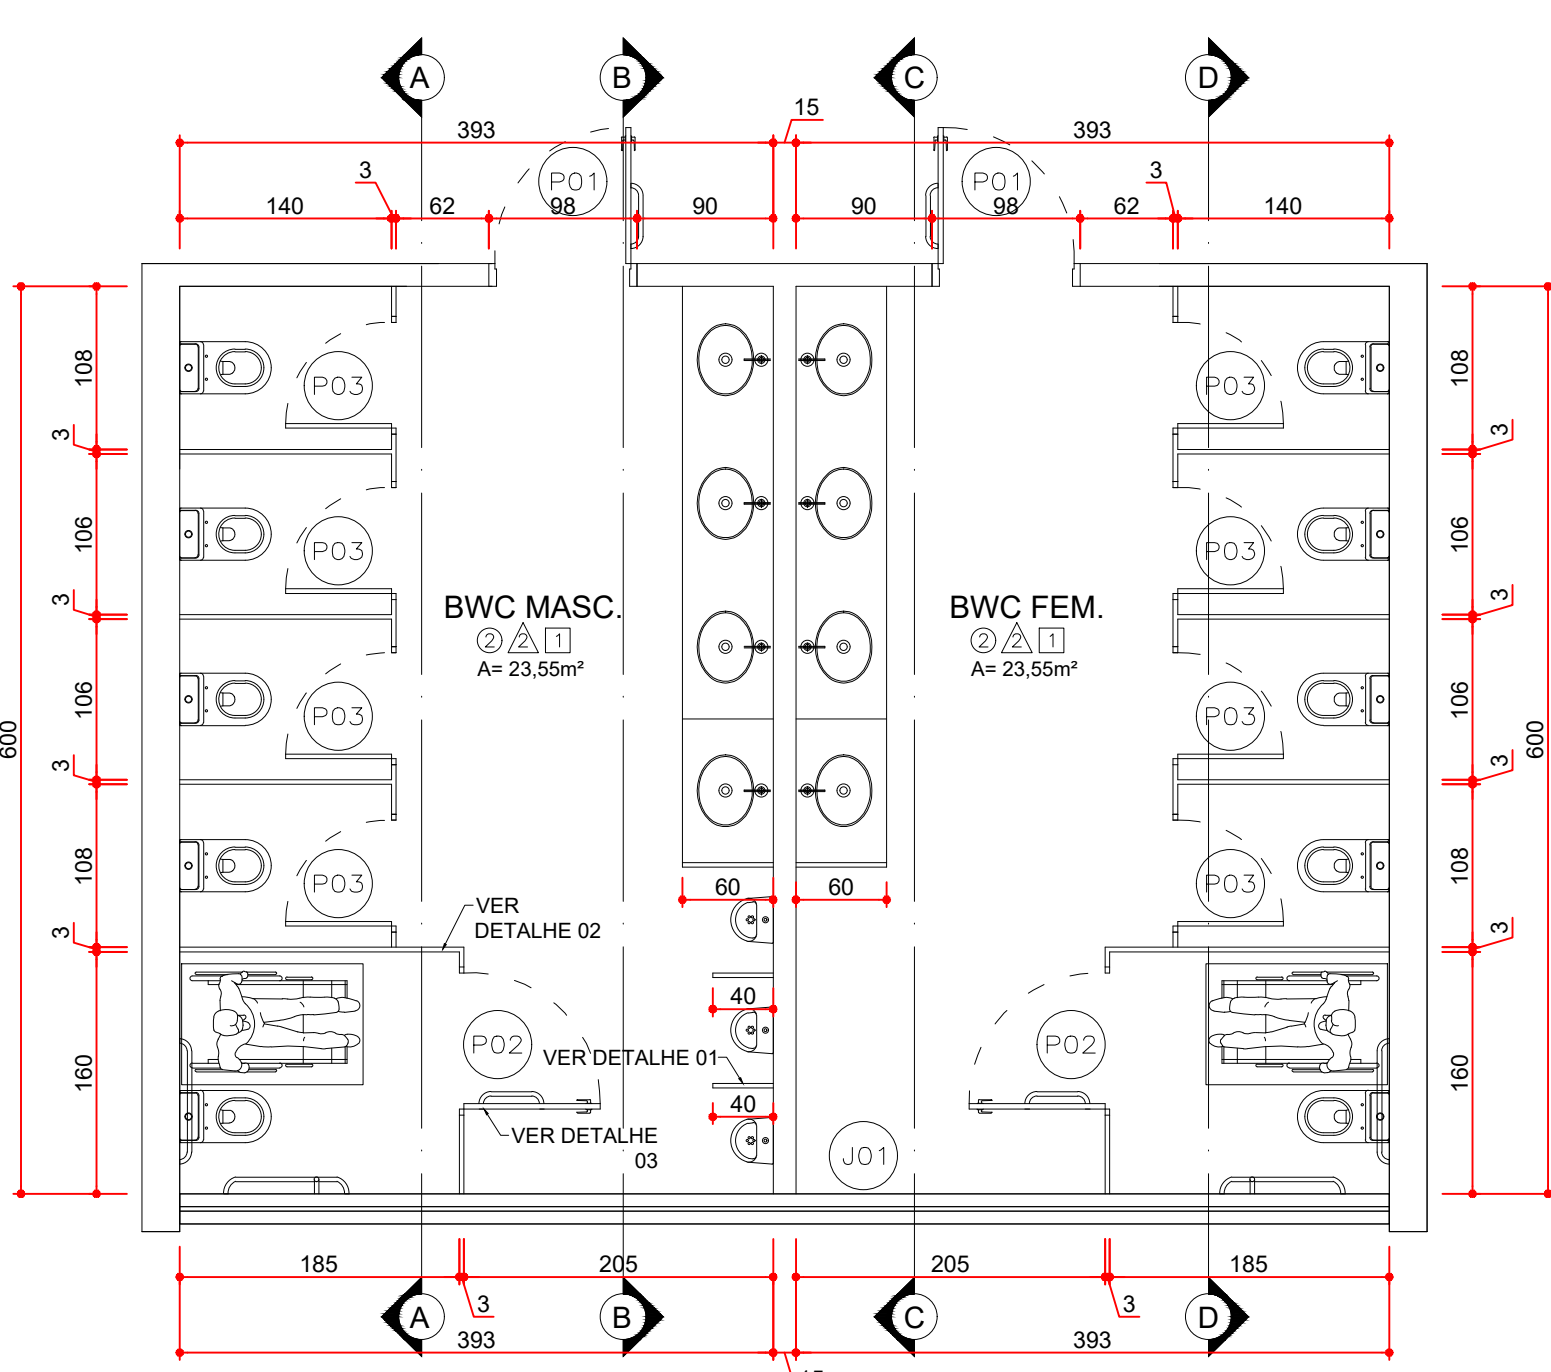


RELAÇÃO DE REVESTIMENTOS
PISOS
1 BARRO COZIDO
2 CERÂMICO
PARIETE
1 PINTURA LATEX
2 CERÂMICO H=220cm E PINTURA LATEX
TETO
1 LAJE DE CONCRETO PINTADA
2 FORRO EM PVC
3 FORRO DE MADEIRA

PLANTA BAIXA - BANHEIROS PAVIMENTO SUP.

ESCALA 1:50
MEDIDAS EM CENTÍMETROS

RELAÇÃO DE ESQUADRIAS				
PAVIMENTO SUP.				
JANELAS				
CÓDIGO	DIMENSÃO	PEITORIL	DESCRIÇÃO	QUANT.
J01	100X800	170	TIPO BASCULANTE - ESQUADRIA EM FERRO - EXISTENTE	01
PORTAS				
CÓDIGO	DIMENSÃO	DESCRIÇÃO		QUANT.
P01	90x210	PORTA DE MADEIRA - GIRO - 1FOLHA		02
P02	90x200	PORTA DE ALUMÍNIO - GIRO - 1FOLHA		02
P03	70x200	PORTA DE ALUMÍNIO - GIRO - 1FOLHA		08
TÉRREO				
PORTAS				
CÓDIGO	DIMENSÃO	DESCRIÇÃO		QUANT.
P04	80x210	PORTA DE MADEIRA - GIRO - 1FOLHA		04
P03	70x200	PORTA DE ALUMÍNIO - GIRO - 1FOLHA		01

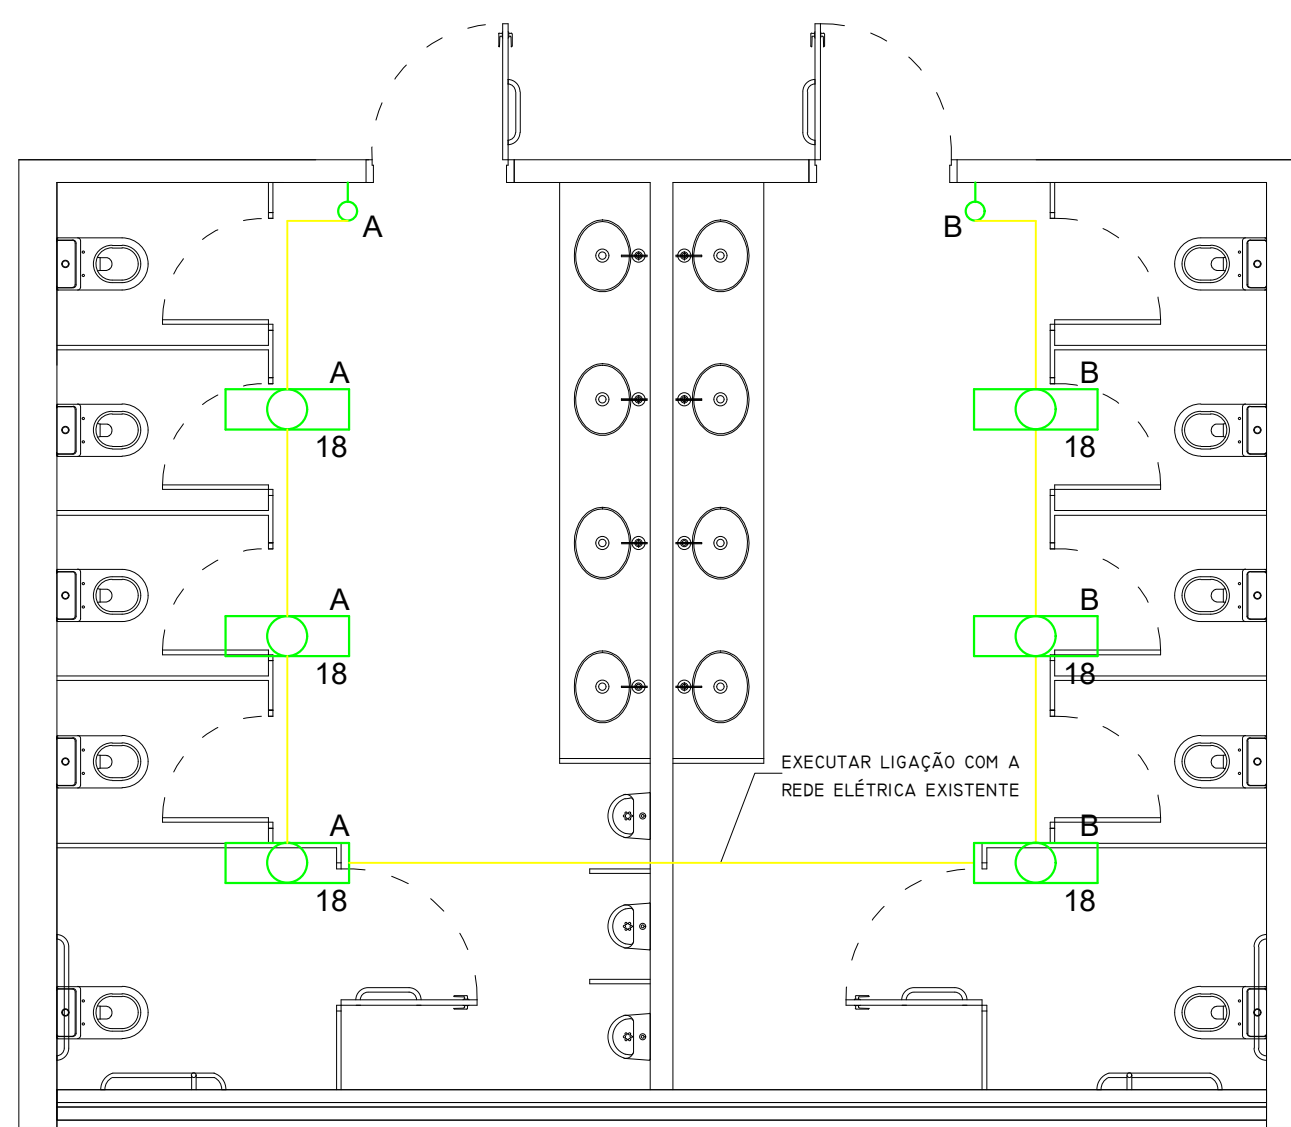


LEGENDA ELÉTRICA
ELETRORUTO NO TETO
LUMINÁRIA TIPO CALHA PI LÂMP. LED - SOBREPOR
TOMADA A 1,10M DO PISO
INTERRUPTOR A 1,10M DO PISO

LEGENDA HIDRÁULICA
CAIXA SIFONADA
RAIO SIFONADO
JOELHO 45°
JOELHO 90°
JUNÇÃO SIMPLES
CAIXA DE INSPEÇÃO ESGOTO


PLANTA BAIXA - BANHEIROS PAVIMENTO SUP. - ELÉTRICA

ESCALA 1:50
MEDIDAS EM CENTÍMETROS

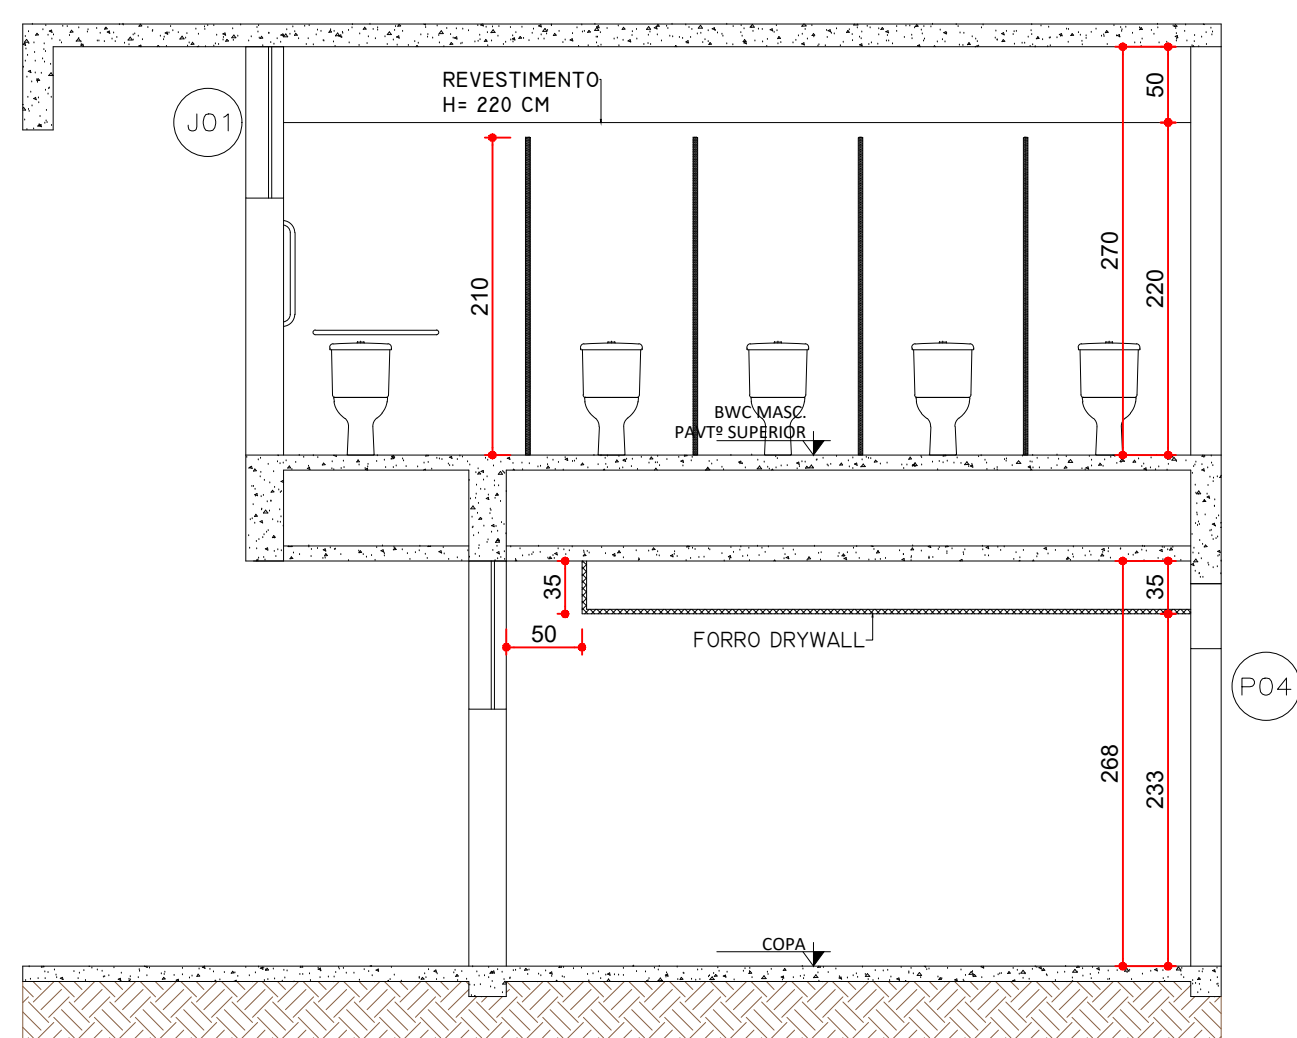


CORTE A-A

ESCALA 1:50
MEDIDAS EM CENTÍMETROS

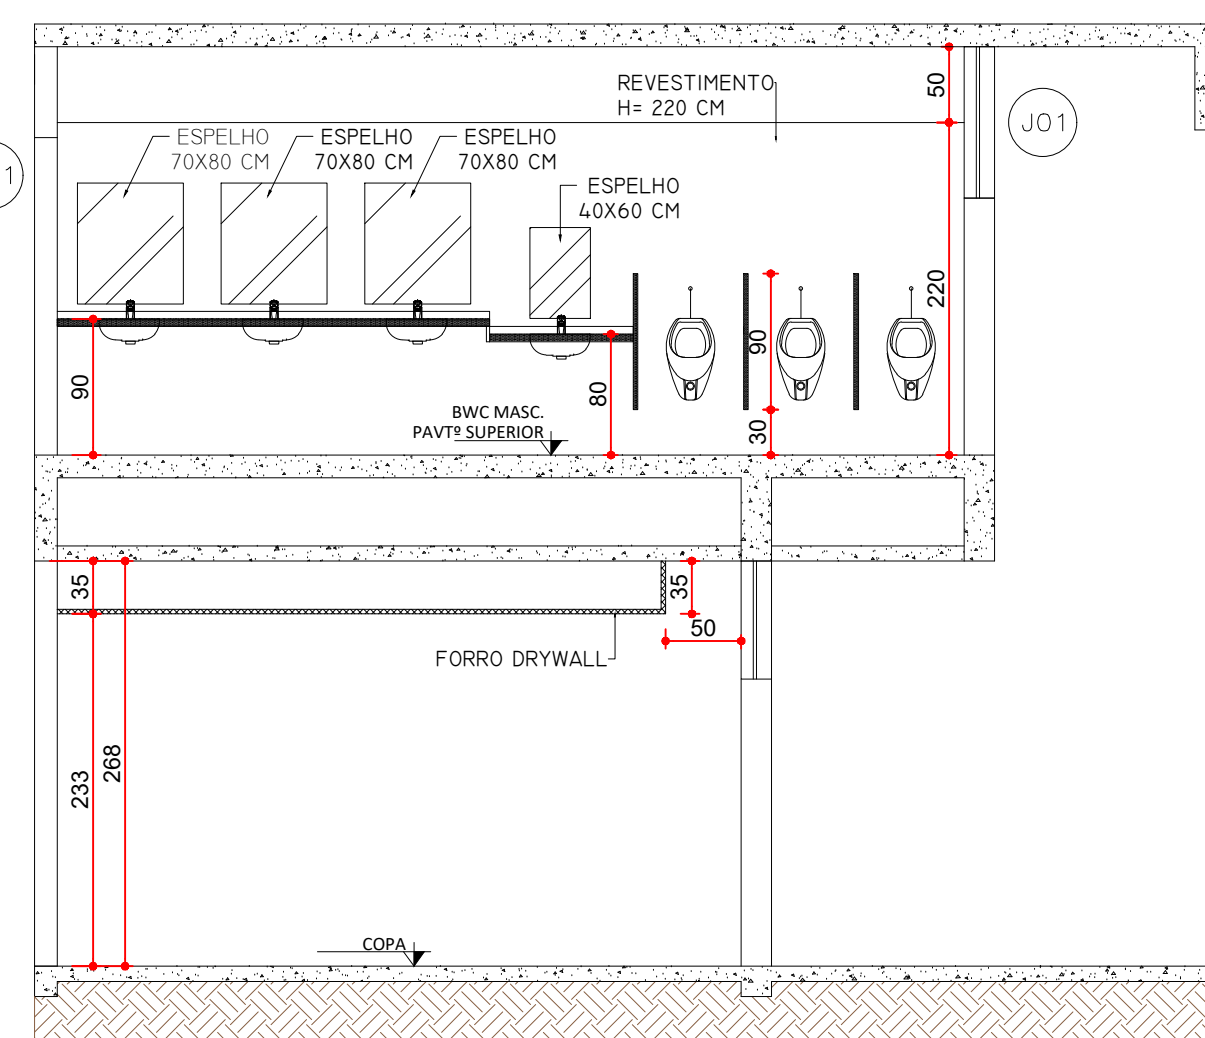


CORTE B-B

ESCALA 1:50
MEDIDAS EM CENTÍMETROS

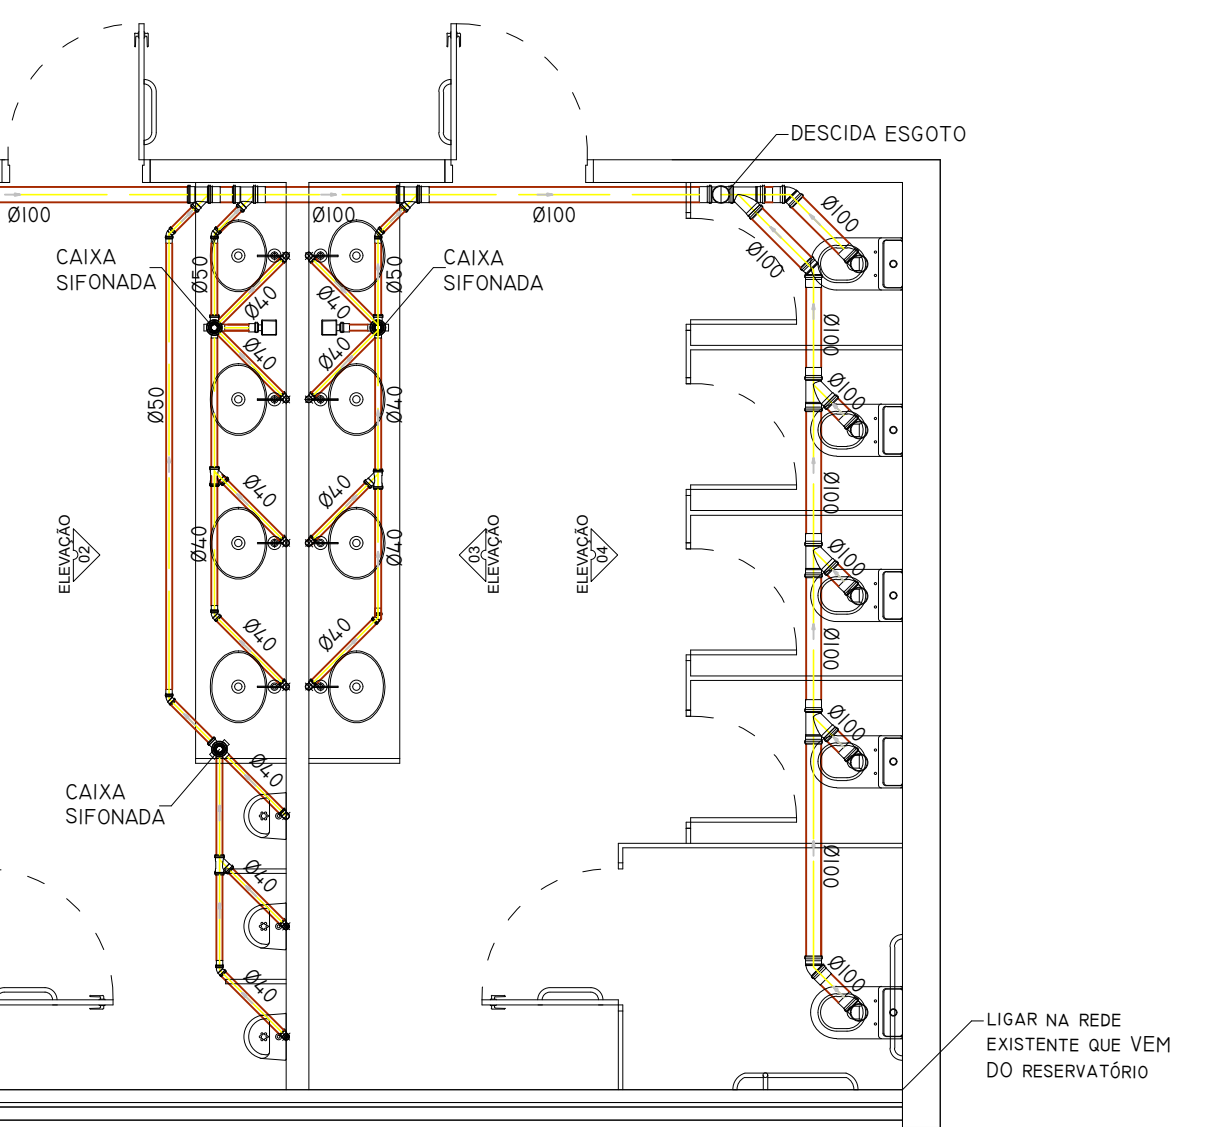


PLANTA BAIXA - BANHEIROS PAVIMENTO SUP. - HIDRÁULICA

ESCALA 1:50
MEDIDAS EM CENTÍMETROS

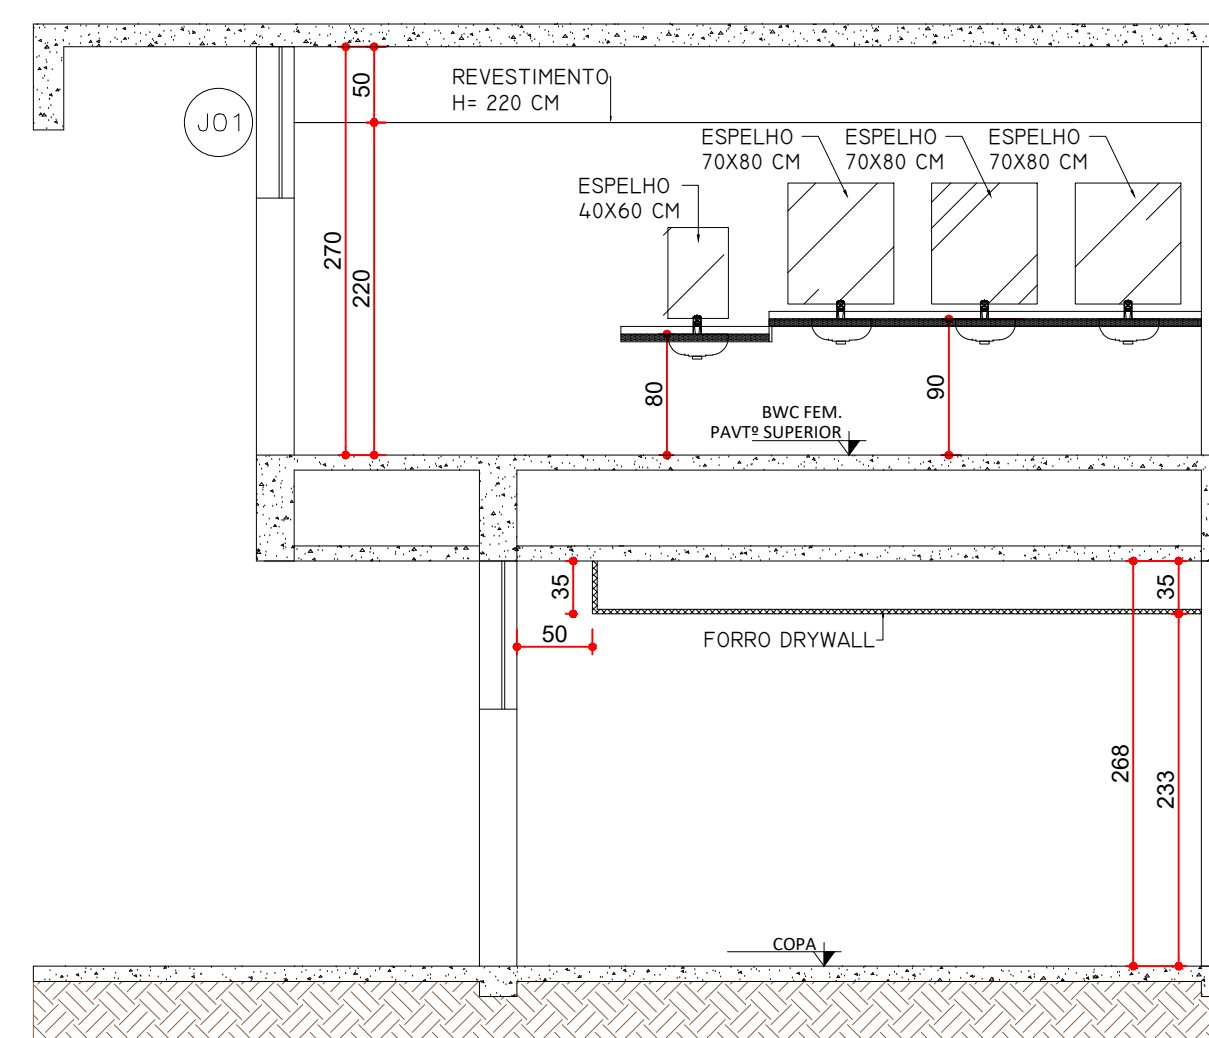


CORTE C-C

ESCALA 1:50
MEDIDAS EM CENTÍMETROS

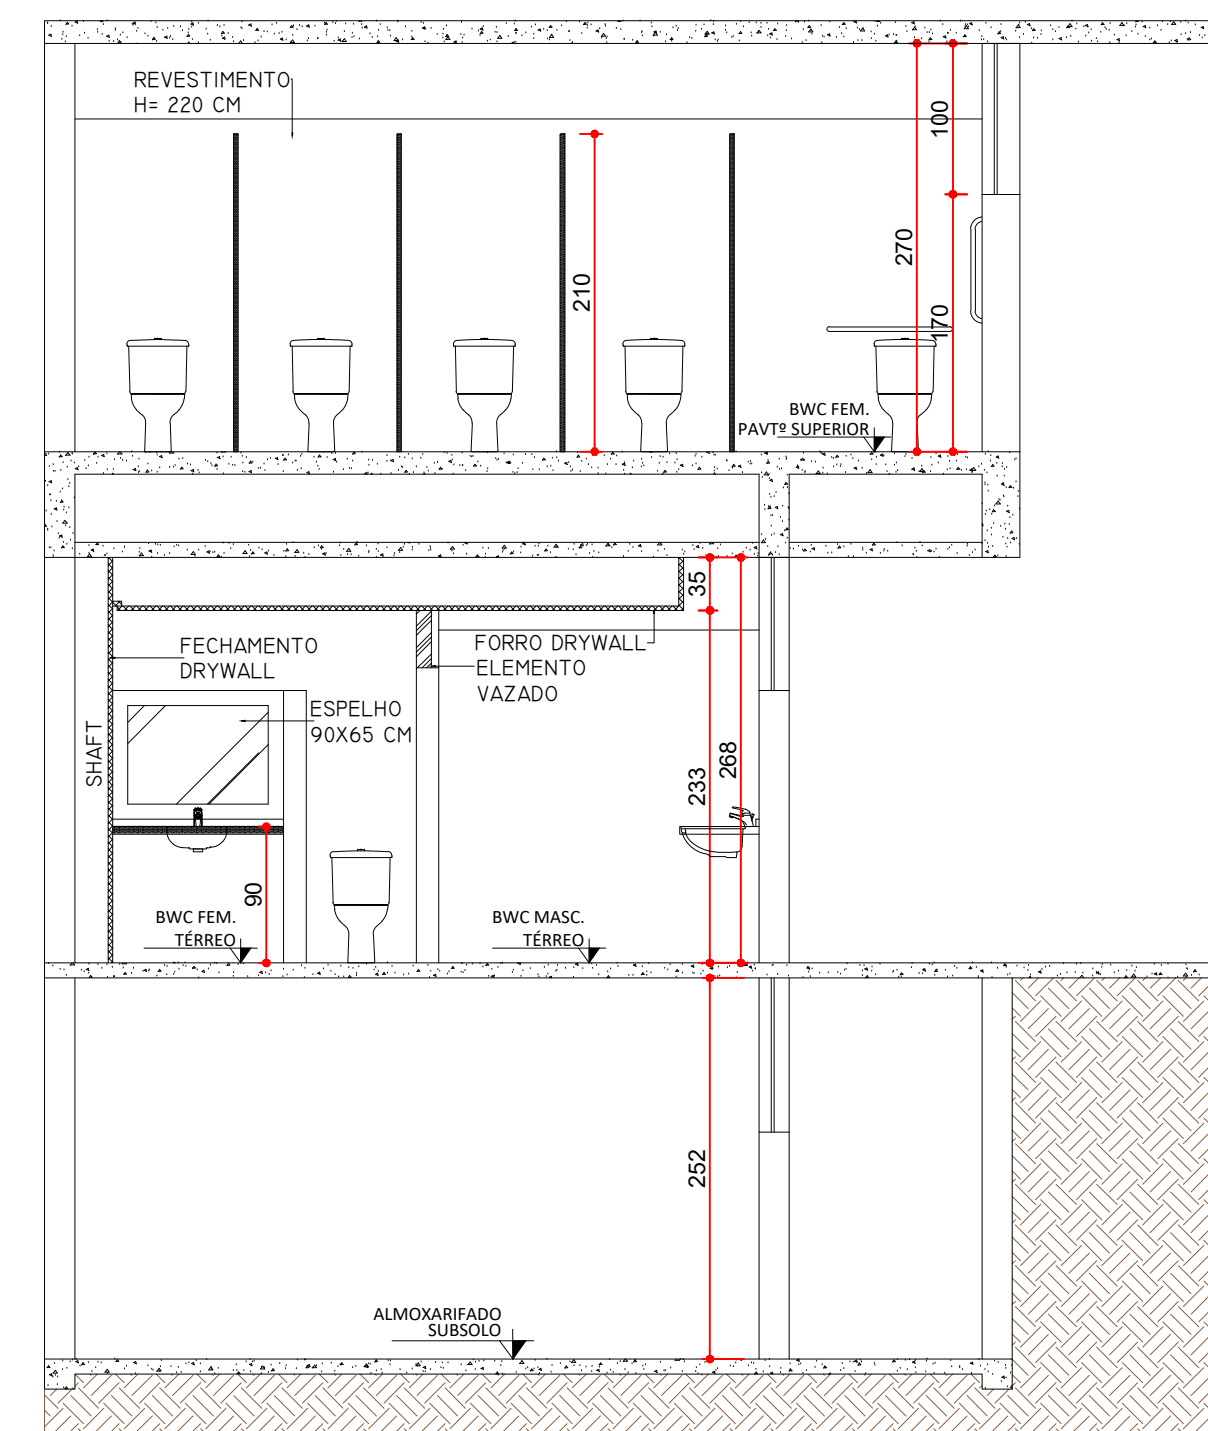


CORTE D-D

ESCALA 1:50
MEDIDAS EM CENTÍMETROS

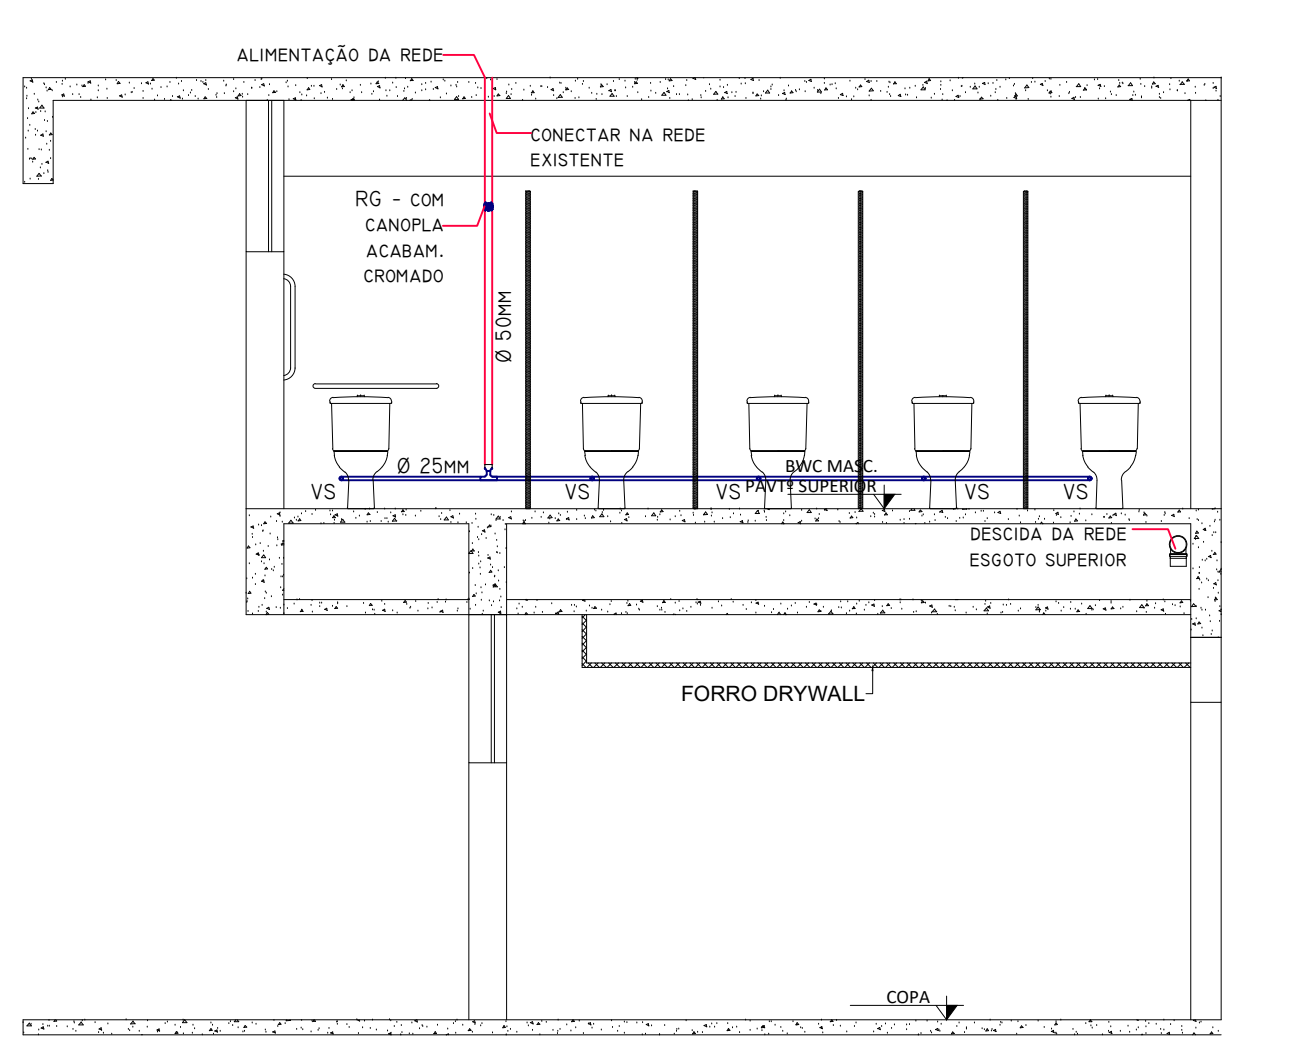


ELEVAÇÃO HIDRÁULICA 01

ESCALA 1:50
MEDIDAS EM CENTÍMETROS

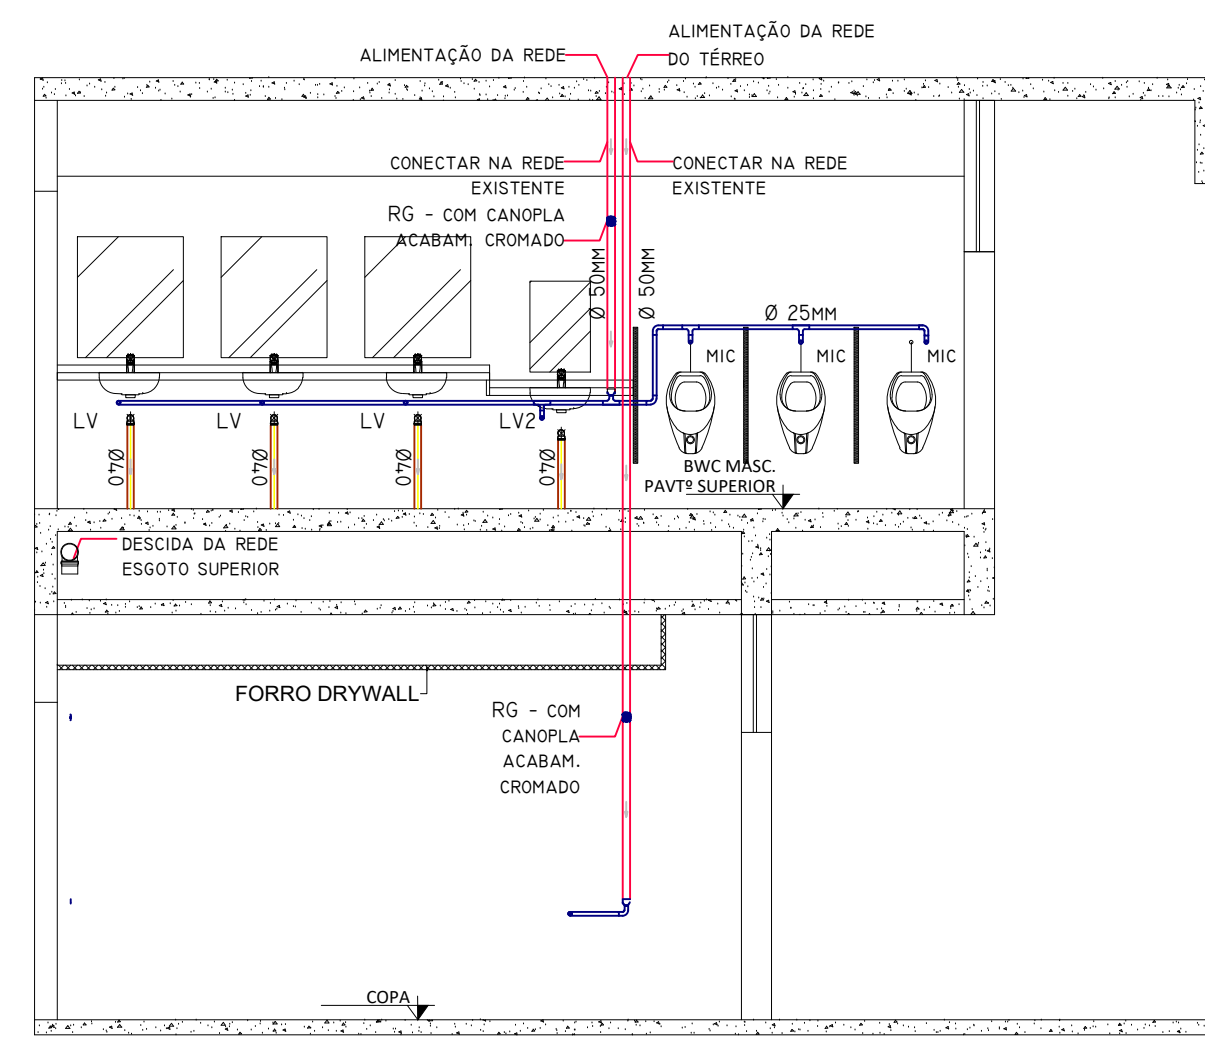


ELEVAÇÃO HIDRÁULICA 02

ESCALA 1:50
MEDIDAS EM CENTÍMETROS

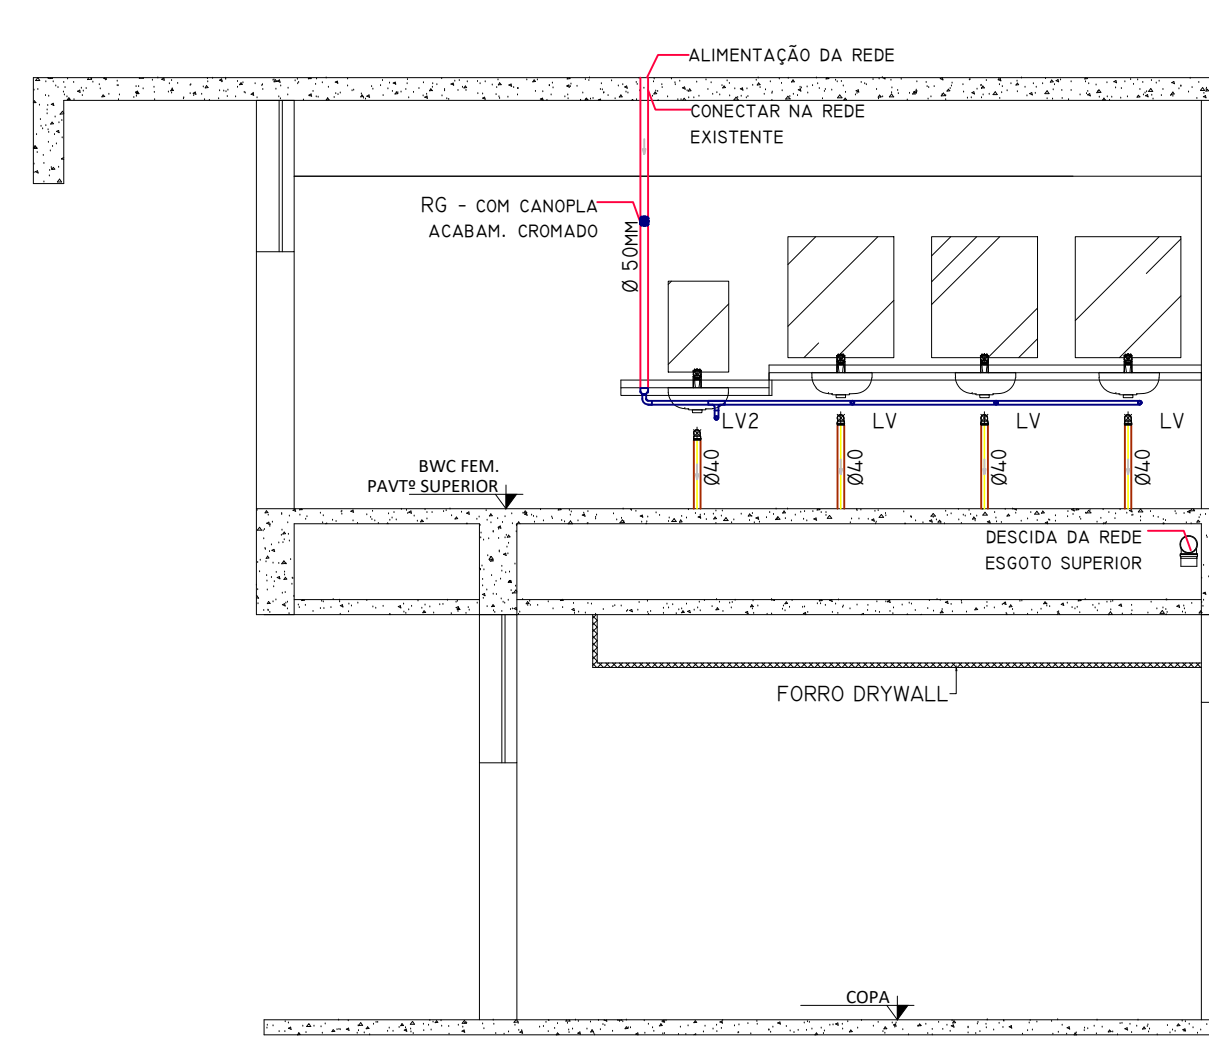


ELEVAÇÃO HIDRÁULICA 03

ESCALA 1:50
MEDIDAS EM CENTÍMETROS

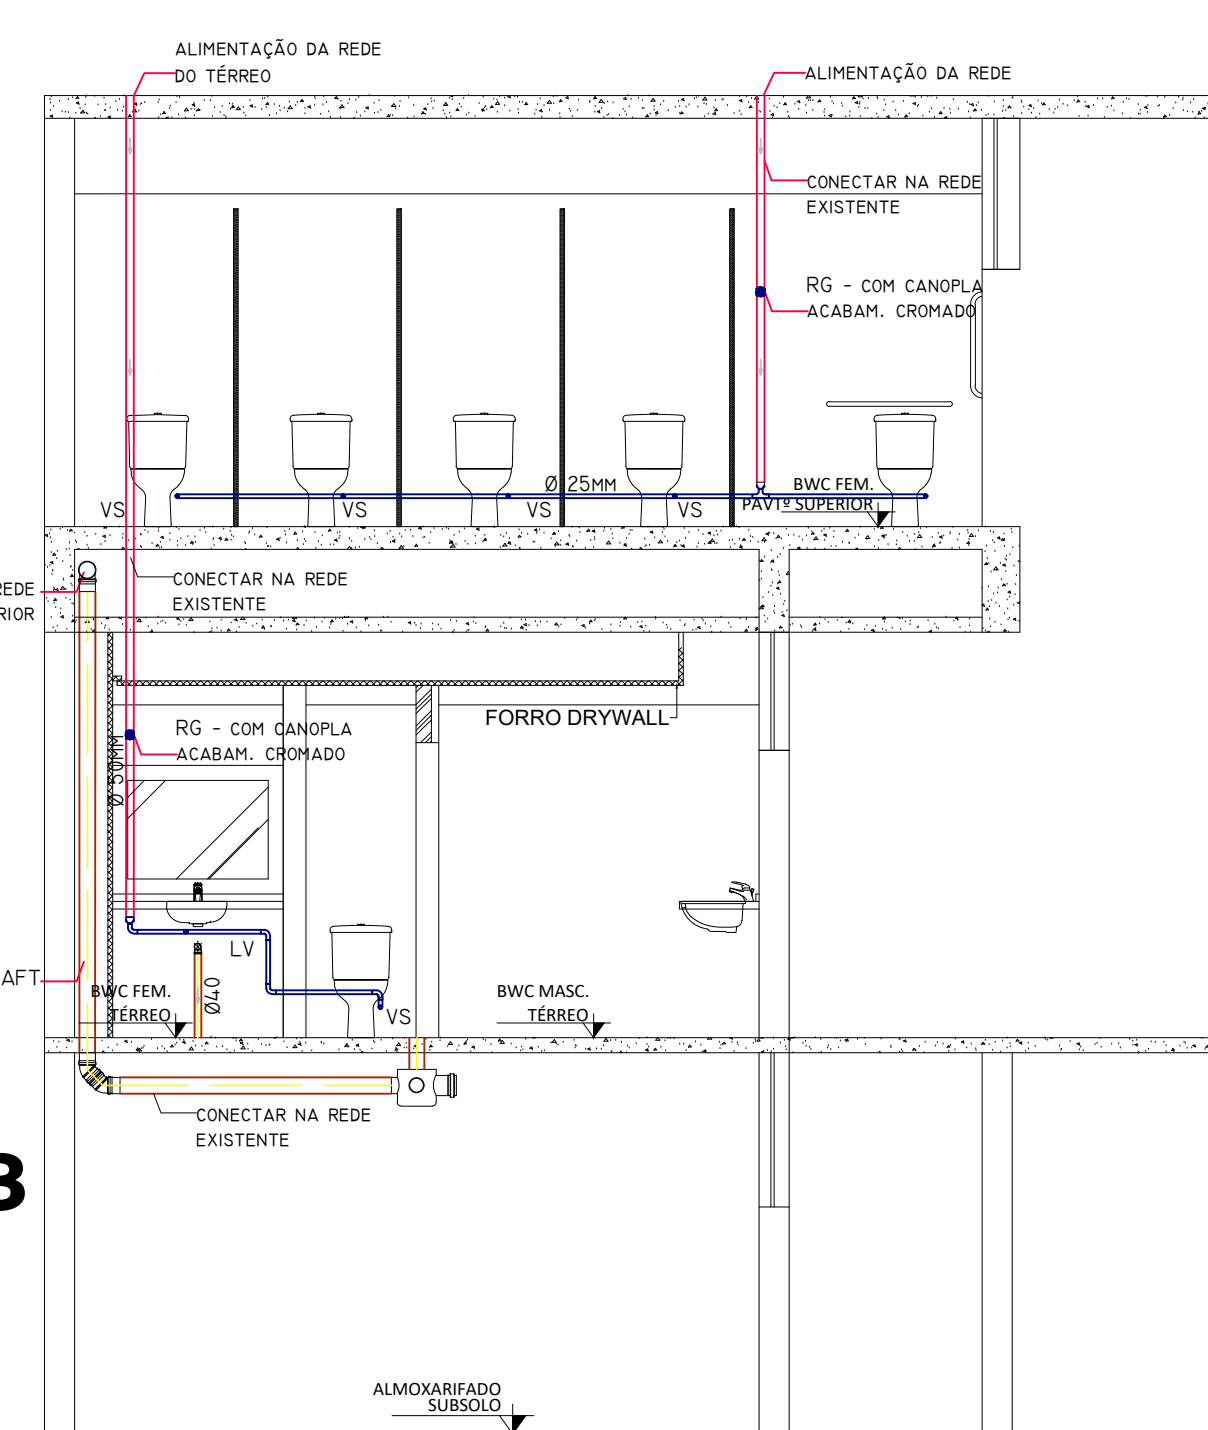


ELEVAÇÃO HIDRÁULICA 04

ESCALA 1:50
MEDIDAS EM CENTÍMETROS

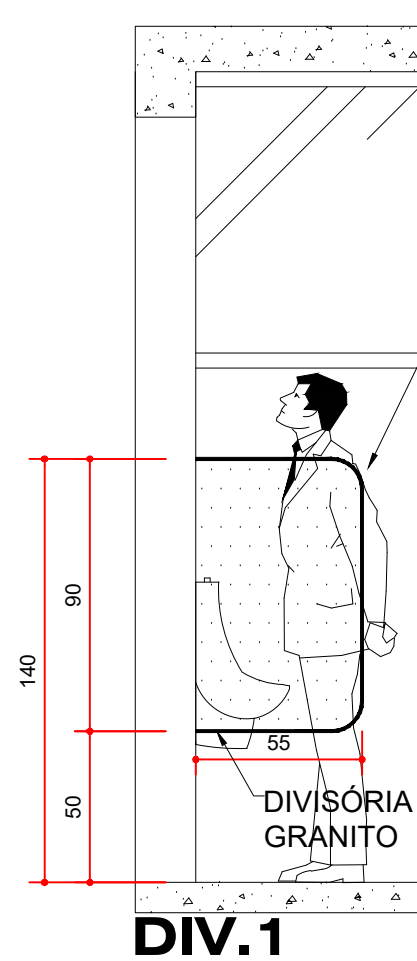


DETALHE 01

ESCALA 1:25
MEDIDAS EM CENTÍMETROS

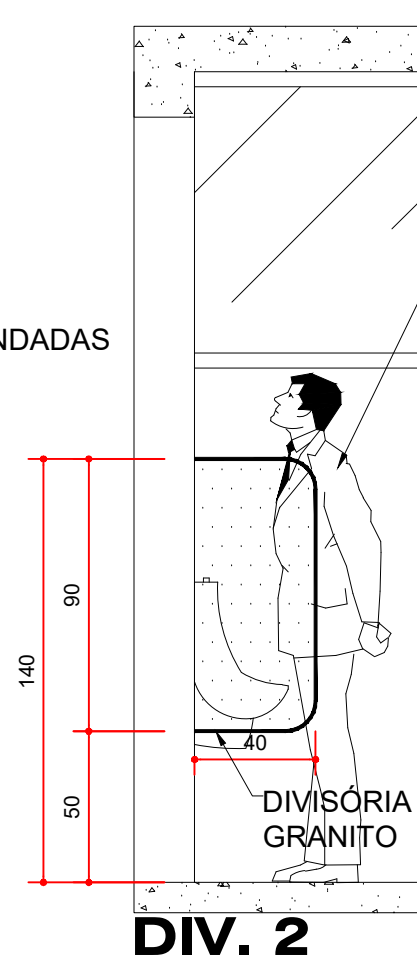


DETALHE 02

ESCALA 1:25
MEDIDAS EM CENTÍMETROS

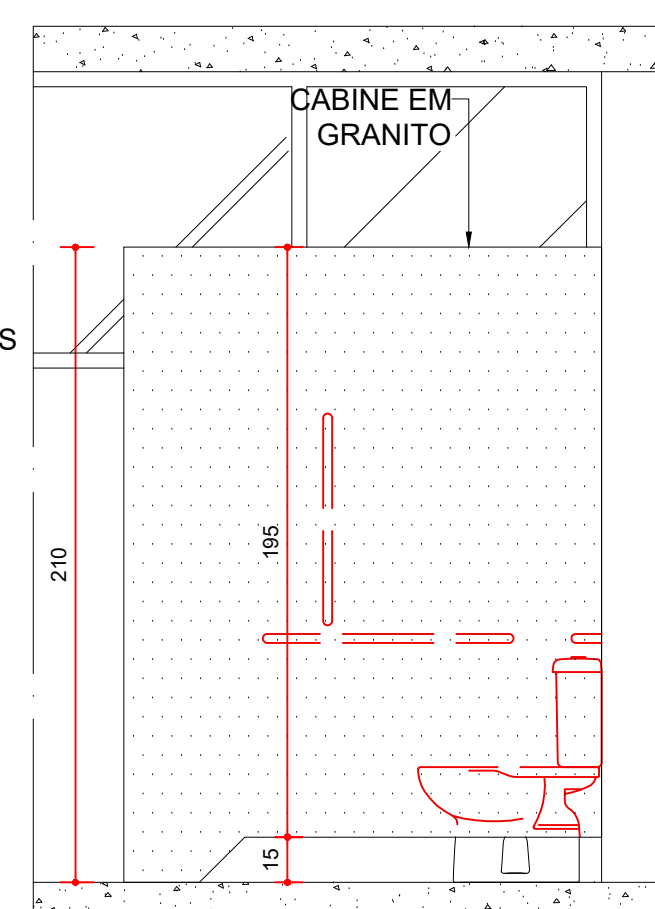

DETALHE 03

ESCALA 1:25
MEDIDAS EM CENTÍMETROS

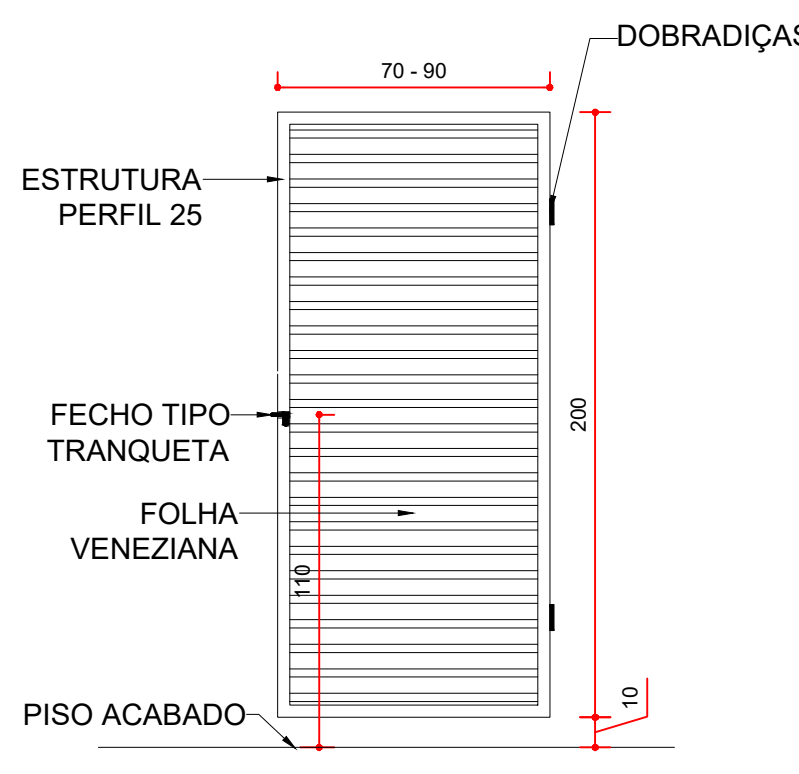

PARA A INSTALAÇÃO DAS BARRAS E ACESSÓRIOS
SANITÁRIOS OBSERVAR E EXECUTAR RESPEITANDO A ABNT
NBR 9550.

Documento: **03.PROJETOSCCSABWC.pdf**.

Assinatura Qualificada realizada por: **Fabio Antonio Neia Martini** em 30/10/2024 14:12.

Assinatura Simples realizada por: **Malu Ohira (XXX.384.589-XX)** em 05/09/2024 13:27 Local: UENP/RTA/PROPAV/SECOBRAS.

Inserido ao protocolo **22.713.715-0** por: **Leticia Sacoman Sampaio** em: 05/09/2024 13:22.



Documento assinado nos termos do Art. 38 do Decreto Estadual nº 7304/2021.

A autenticidade deste documento pode ser validada no endereço:
<https://www.eprotocolo.pr.gov.br/spiweb/validarDocumento> com o código:
e1b5a569bd39cbb3fc1e06070af9a2a3.