



PLANTA BAIXA DO 1º PAVIMENTO
ESCALA 1:100
MEDIDAS EM CENTÍMETROS

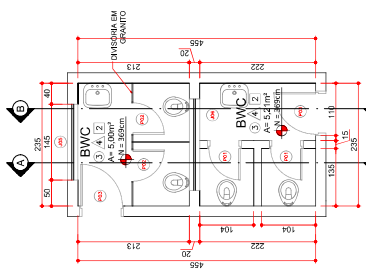

PLANTA BAIXA


1º PAVIMENTO

ESCALA 1:50
MEDIDAS EM CENTÍMETROS

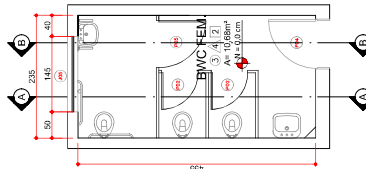

**PLANTA BAIXA
TÉRREO**


ESCALA 1:50
MEDIDAS EM CENTÍMETROS

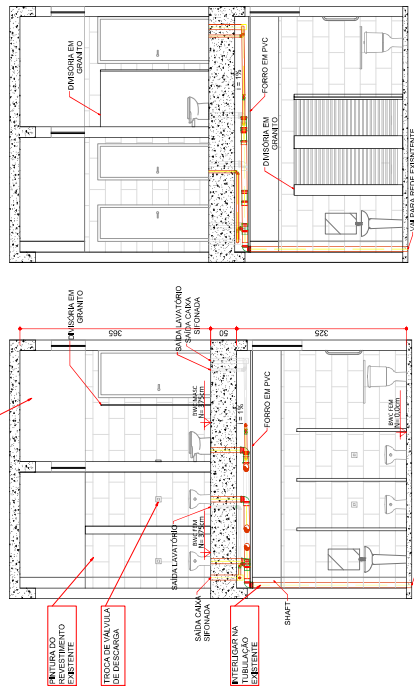

CORTE A-A
ESCALA 1:50



MEDIDAS EM CENTÍMETROS



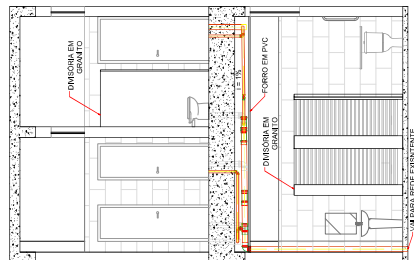
RELAÇÃO DE REVESTIMENTOS	
PISOS	
1	CONCRETO
2	PISO LAMINADO
3	PISO CERÂMICO
4	GRANILITE
PAREDES	
A	PINTURA LÁTEX
A	PINTURA AUTOMOTIVA
A	REVEST. CERÂMICO (ATÉ O TETO)
A	REVEST. CERÂMICO (MEIA PAREDE)
TETO	
1	PINTURA LÁTEX (DRYWALL)
2	PINTURA LÁTEX (LAE)




CORTE B-B
ESCALA 1:50
MEDIDAS EM CENTÍMETROS

MEDIDAS EM CENTÍMETROS

<p>GUIA DE CORES</p> <p> C1</p> <p>TINTA EPOXIDICA COR REFERENCIA: BRANCO NEVE (RM181) - SUVELL.</p>	<p> C2</p> <p>TINTA LATEX ACRILICA COR REFERENCIA: NUVEM DE PAPEL (A326) - SUVELL.</p>
--	---

 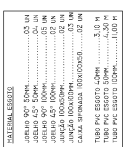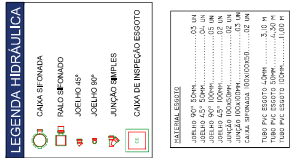


FIXAÇÃO DE TUBULAÇÕES SEM ESCALA

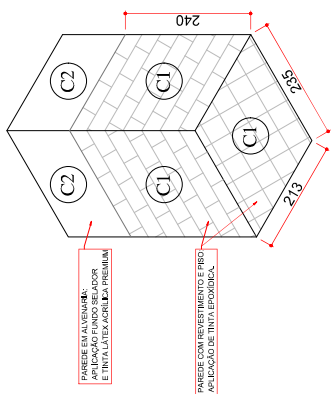

**ESQUEMA
REVESTIMENTOS**
ESCALA 1:50
MEDIDAS EM CENTÍMETROS


ESCALA 1:50
MEDIDAS EM CENTÍMETROS

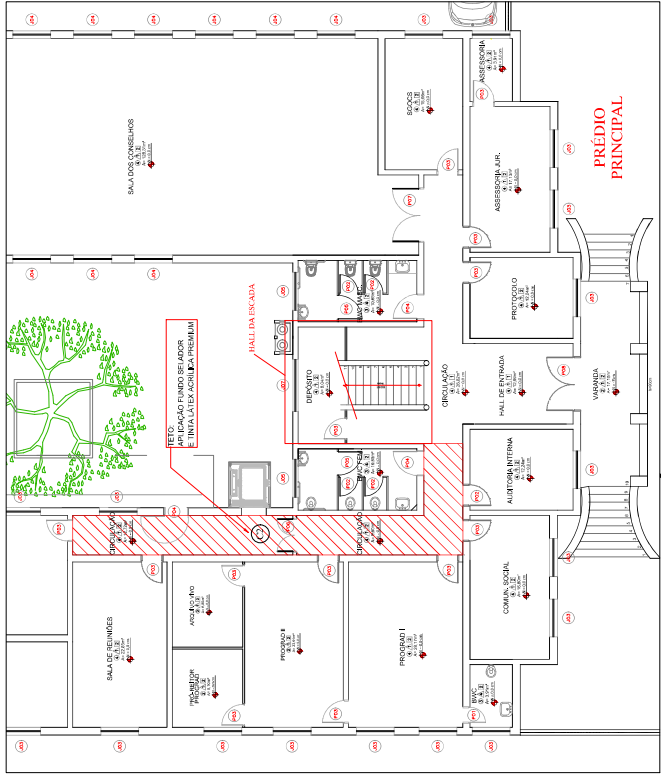


ESCALA 1:50
MEDIDAS EM CENTÍMETROS




ESCALA 1:50
MEDIDAS EM CENTÍMETROS

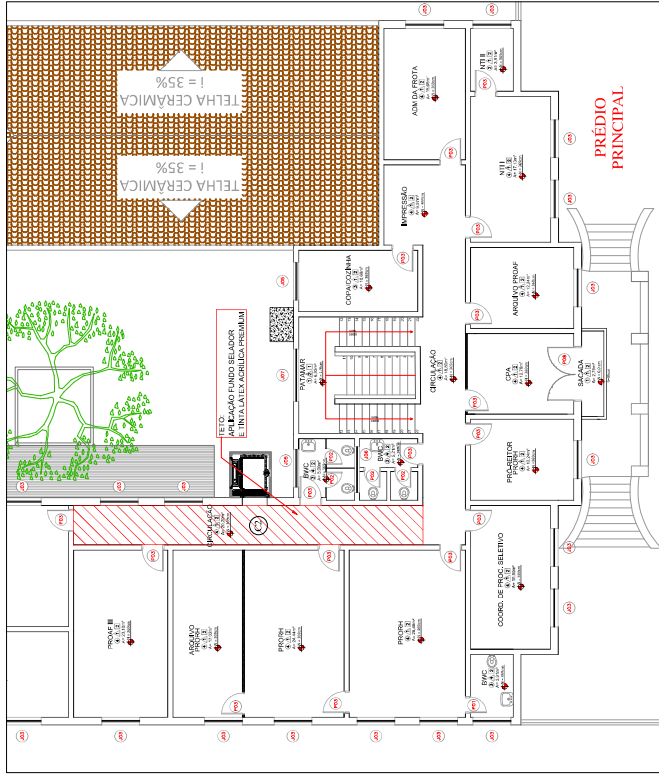

PLANTA BAI
ESCALA 1:100

 


ESCALA 1:50
MEDIDAS EM CENTÍMETROS

 


ESCALA 1:50
MEDIDAS EM CENTÍMETROS

TINTA EPOXÍCA
COR: REFERÊNCIA:
BRANCO NEVE (RM181) -
SUVINIL


TINTA LATEX ACRÍLICA
COR: REFERÊNCIA:
NUVEM DE PAPEL (A528) -
SUVINIL

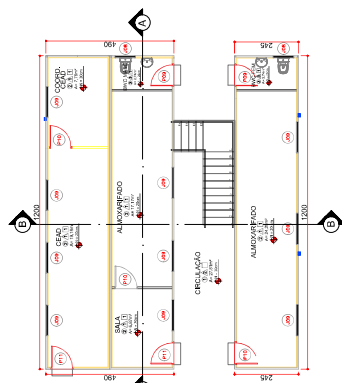


PLANTA BAIXA DO 1º PAVIMENTO
ESCALA 1:100
MEDIDAS EM CENTÍMETROS

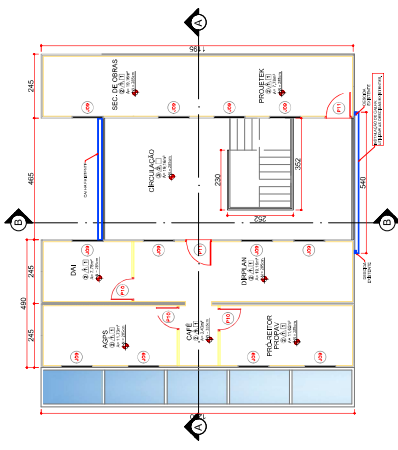


PLANTA DE COBERTURA
ESCALA 1:100
MEDIDAS EM CENTÍMETROS

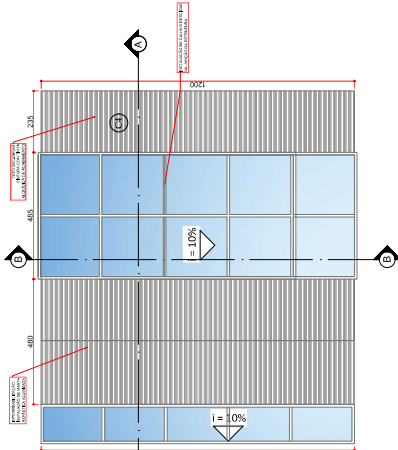


RELAÇÃO DE REVESTIMENTOS	
PISOS	
①	CONCRETO
②	LAMINADO
③	CERÂMICO
PAREDE	
△	PINTURA LÁTEX
△	PINTURA AUTOMOTIVA
△	CERÂMICA
TETO	
④	DRYWALL PINTADO

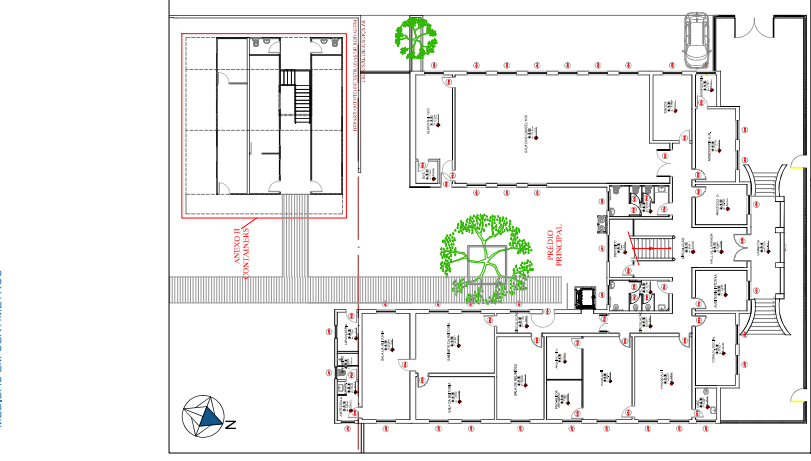


PLANTA DE SITUAÇÃO
ESCALA 1:200
MEDIDAS EM CENTÍMETROS

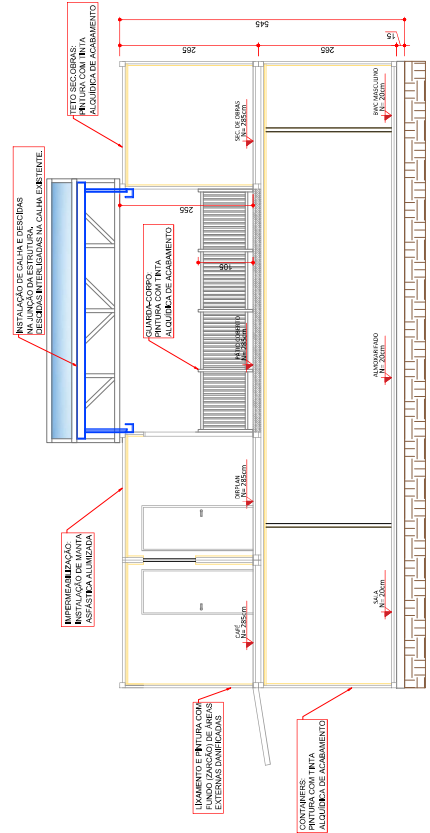

CORTE A-A
ESCALA 1:50
MEDIDAS EM CENTÍMETROS

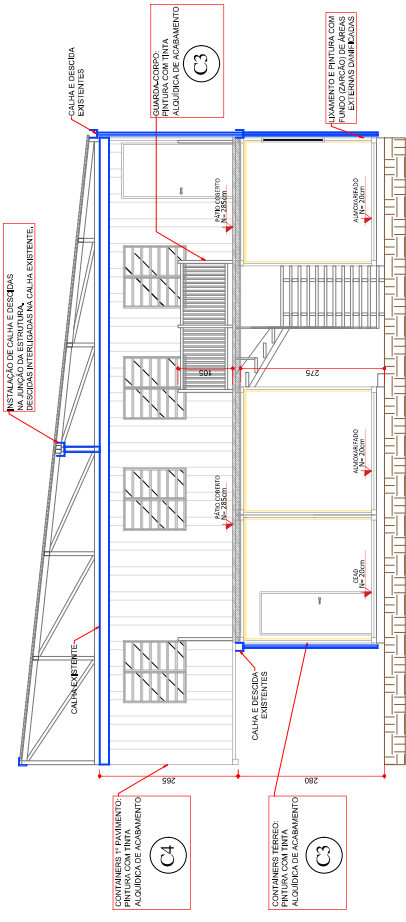

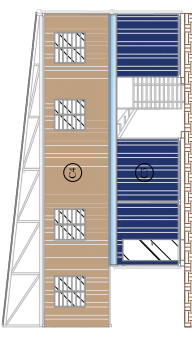


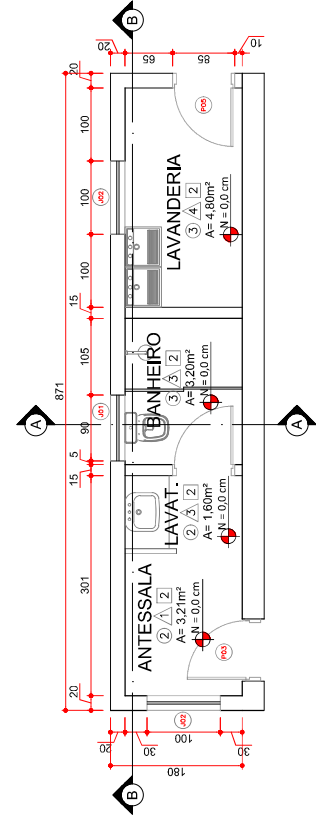
CORTE B-B
ESCALA 1:50
MEDIDAS EM CENTÍMETROS



ELEVAÇÃO - PINTURA
ESCALA 1:100
MEDIDAS EM CENTÍMETROS

LISTA DE CORES


		
(1)	(2)	(3)
TINTA ALQUORÇA • ESMALTE INTERIORE BRILHANTE VALUO INTERNO (866) • SUNBEL	TINTA ALQUORÇA • ESMALTE INTERIORE BRILHANTE COR: REFERENCE ESTRADA VIEIRA (074) • SUNBEL	TINTA ALQUORÇA • ESMALTE INTERIORE BRILHANTE COR: REFERENCE BARCO NOVO (4611) • SUNBEL



PLANTA BAIXA

ESCALA 1:50


MEDIDAS EM CENTÍMETROS

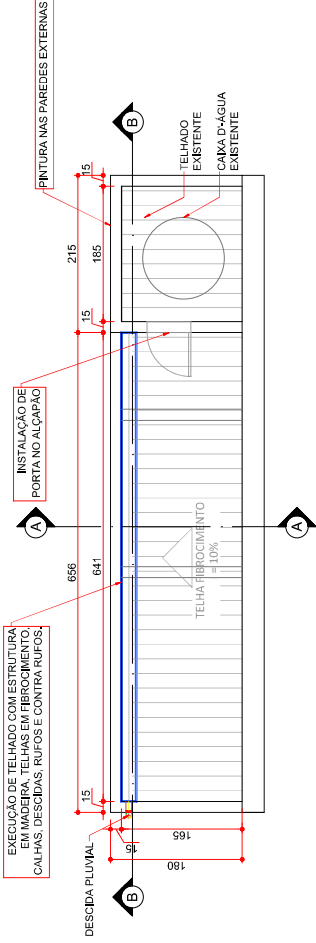

PLANTA DE COBERTURA

ESCALA 1:50


MEDIDAS EM CENTÍMETROS

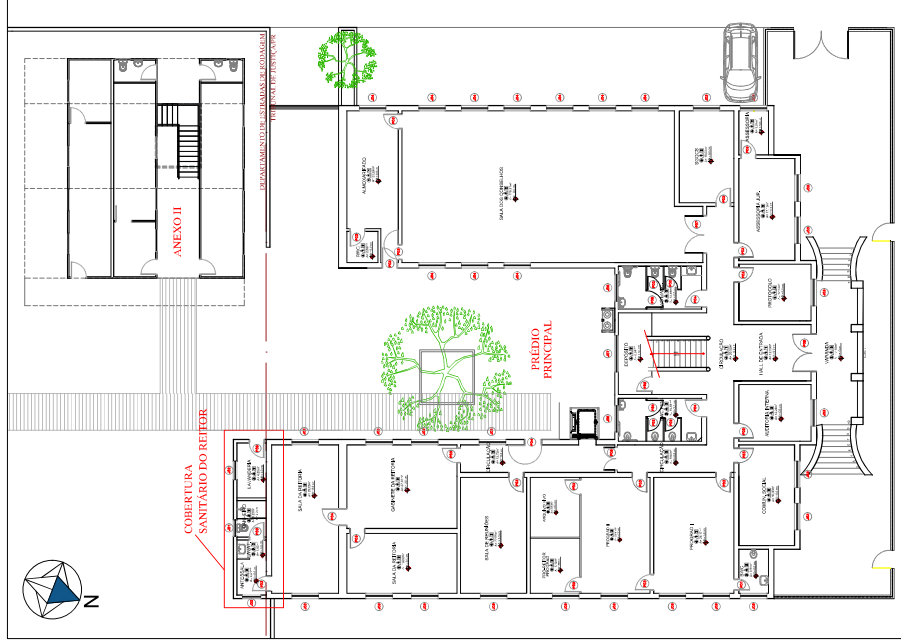

PLANTA DE SITUAÇÃO

ESCALA 1:200


MEDIDAS EM CENTÍMETROS

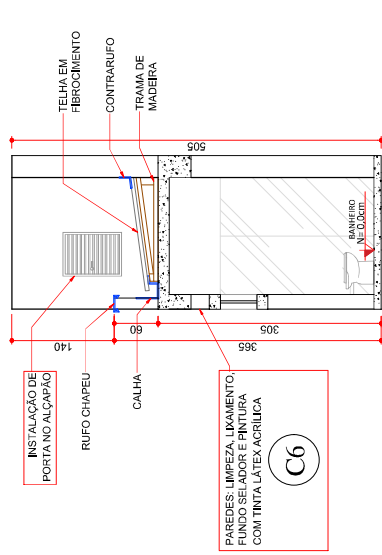

CORTE A-A

ESCALA 1:50

MEDIDAS EM CENTÍMETROS

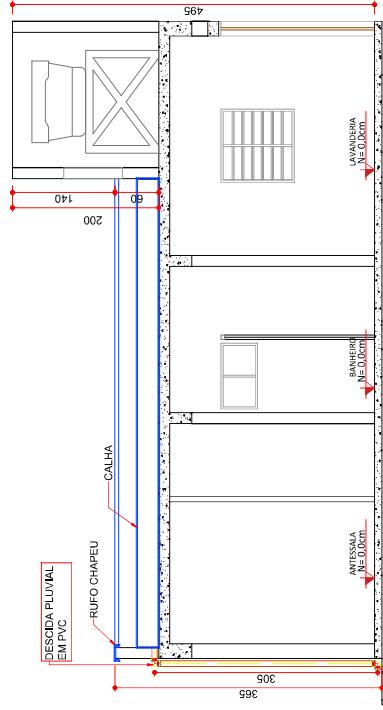

CORTE B-B

ESCALA 1:50

MEDIDAS EM CENTÍMETROS

MATERIAL A.P.	
JOELHO 90°	
JOELHO 90°	
JOELHO 90° 75MM	02 UN
TUBO PVC PLUVIAL 75 MM	3,25 M

GUIA DE CORES	
TINTA LATEX ACRILICA	
COR REFERENCIAL	
ESTRADA TELHA (6274) - SUVINIL	

UNIVERSIDADE ESTADUAL DO NORTE DO PARANÁ

UNEP

UNIVERSIDADE ESTADUAL DO NORTE DO PARANÁ

PROJETO

COBERTURA - SANITÁRIO DO REITOR

OBRA

MANUTENÇÕES NA SEDE DA REITORIA

PROPRIETÁRIO

RESPONSÁVEL TÉCNICO

DESENHISTA

AMANDA ALVES

DATA

JULHO/2024

ESCALA

INDICADA


PRANCHETA

4/7

PROPAV


PRO-REITORIA DE PLANEJAMENTO E AVALIAÇÃO INSTITUCIONAL

SECRETARIA DE OBRAS

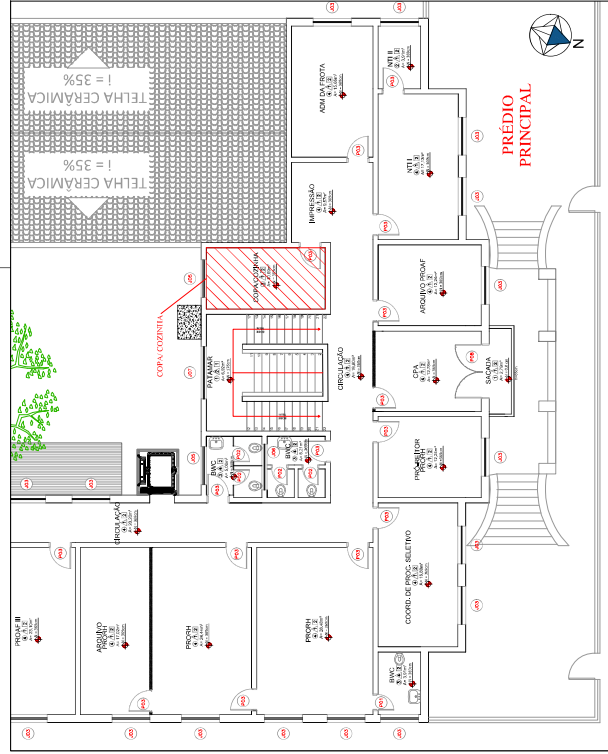

PLANTA BAIXA DO 1º PAVIMENTO

ESCALA 1:100
MEDIDAS EM CENTÍMETROS

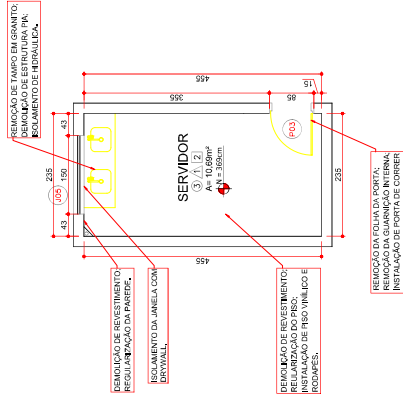


PLANTA BAIXA - DEMOLIR

ESCALA 1:50


MEDIDAS EM CENTÍMETROS

SIMBOLOGIA	
	MANTER
	À DEMOLIR
	À CONSTRUIR

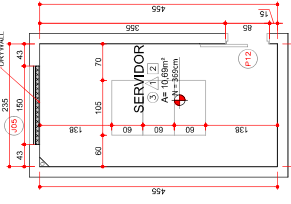

PLANTA BAIXA


ESCALA 1:50

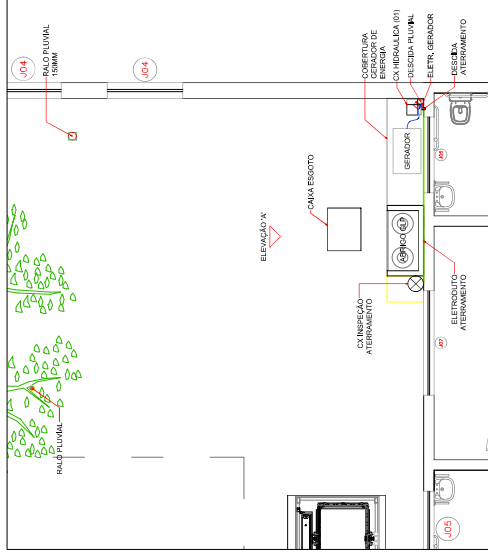

ELÉTRICA - ATERRAMENTO

ESCALA 1:50


MEDIDAS EM CENTÍMETROS

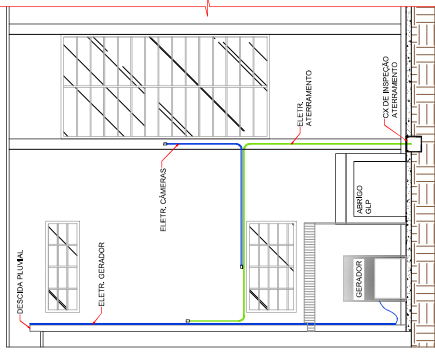[illegible]

ELEVACÃO 'A'

ESCALA 1:50


MEDIDAS EM CENTÍMETROS

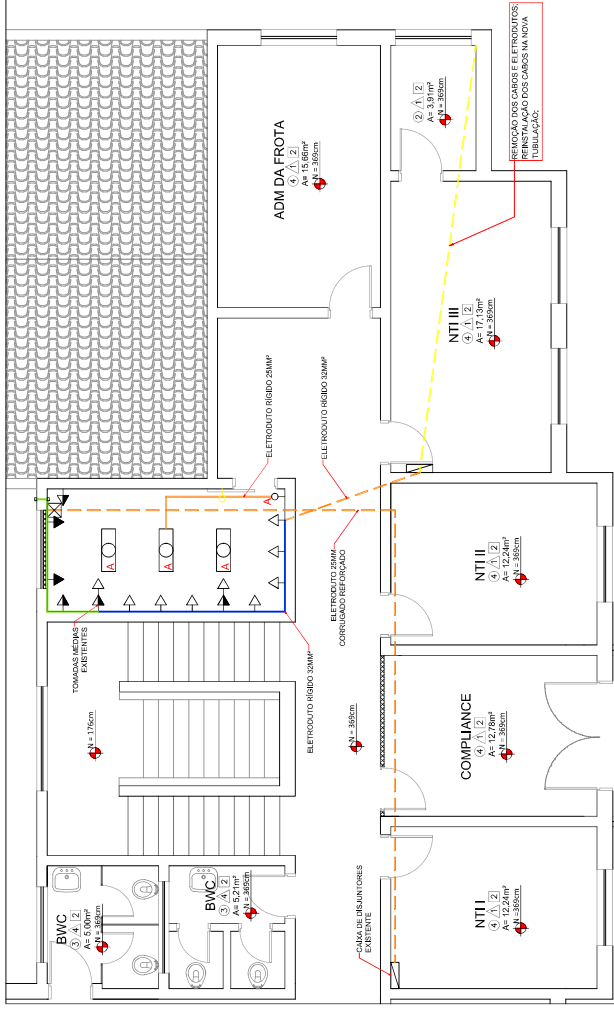

PLANTA BAIXA - ELÉTRICA


ESCALA 1:50

MEDIDAS EM CENTÍMETROS

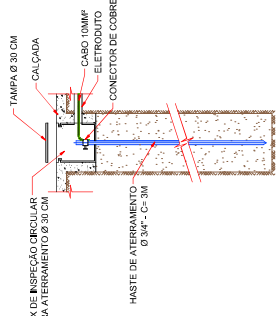


DETALHE ATERRAMENTO


SEM ESCALA

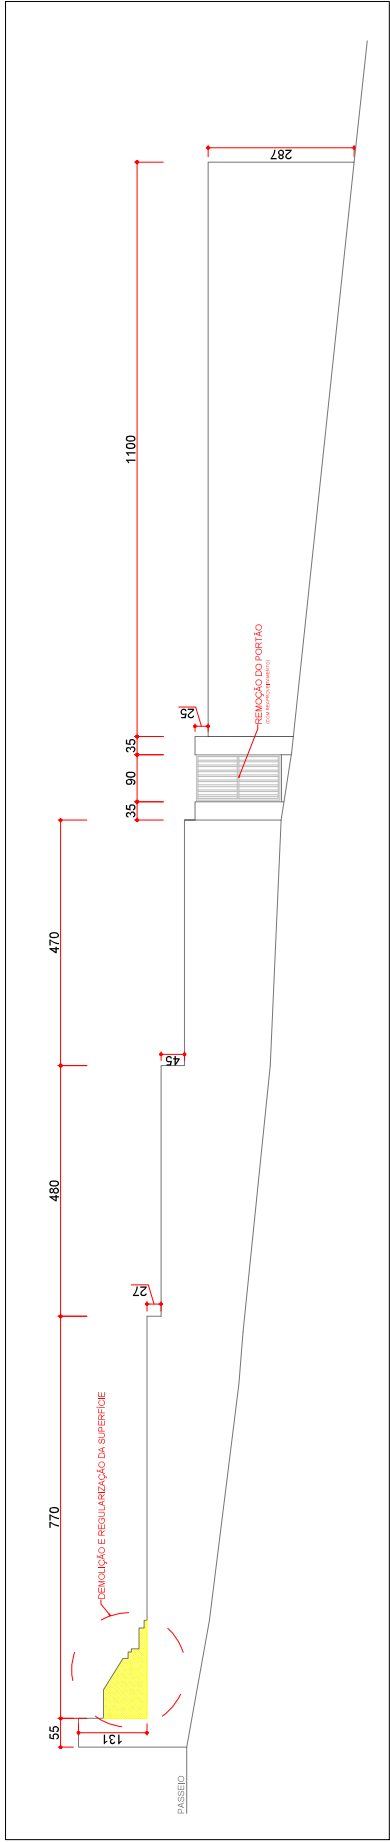


ESCALA 1:50
MEDIDAS EM CENTÍMETROS

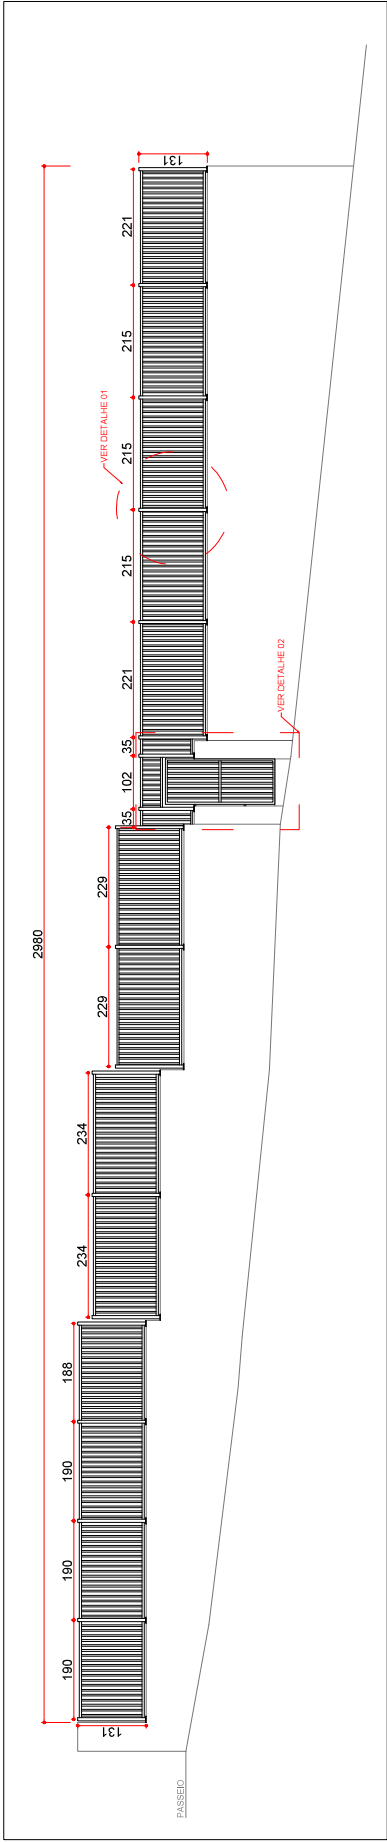


ESCALA 1:50
MEDIDAS EM CENTÍMETROS

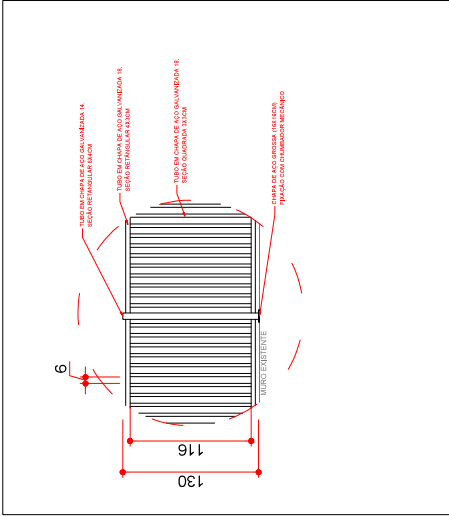

ESCALA 1:25
MEDIDAS EM CENTÍMETROS

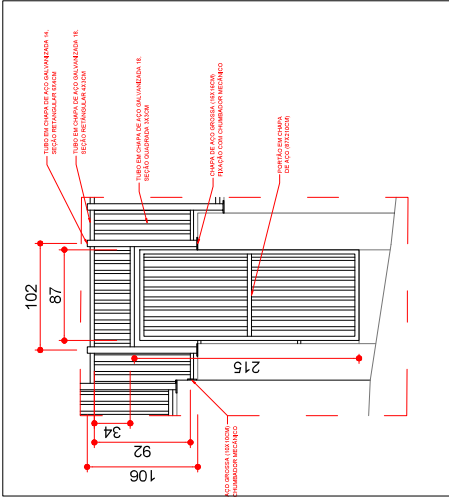

ESCALA 1:25
MEDIDAS EM CENTÍMETROS

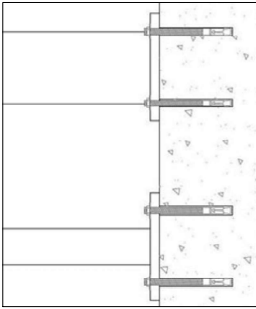

FIXAÇÃO COM CHUMBADOR MECÂNICO
SEM ESCALA



RENOVAÇÃO DE CONTRAFIOS,
INSTALAÇÃO DE TELHAS EM FIBROCIMENTO
E INSTALAÇÃO DE CONTRAFIOS.

RENOVAÇÃO DE ESTRUTURA EM
CONCRETO E TUBOS MACIÇOS,
REVESTIMENTO DE PAREDES E
REVESTIMENTO DE PAREDES.

INSTALAÇÃO DE DESCHAS
E PLUMBAS

RENOVAÇÃO DE REJOS BURILADOS
E INSTALAÇÃO DE NOVOS REJOS.

SUBSTITUIÇÃO DE MADEIRAS E
TELHAS.

MANUTENÇÃO NAS CALHAS
COM RESATE EX.

RENOVAÇÃO DE CONTRAFIOS,
INSTALAÇÃO DE TELHAS EM FIBROCIMENTO
E INSTALAÇÃO DE CONTRAFIOS.

RENOVAÇÃO DE ESTRUTURA EM
CONCRETO E TUBOS MACIÇOS,
REVESTIMENTO DE PAREDES E
REVESTIMENTO DE PAREDES.


INSTALAÇÃO DE DESCHAS
E PLUMBAS

RENOVAÇÃO DE REJOS BURILADOS
E INSTALAÇÃO DE NOVOS REJOS.

SUBSTITUIÇÃO DE MADEIRAS E
TELHAS.

MANUTENÇÃO NAS CALHAS
COM RESATE EX.

RENOVAÇÃO DE CONTRAFIOS,
INSTALAÇÃO DE TELHAS EM FIBROCIMENTO
E INSTALAÇÃO DE CONTRAFIOS.

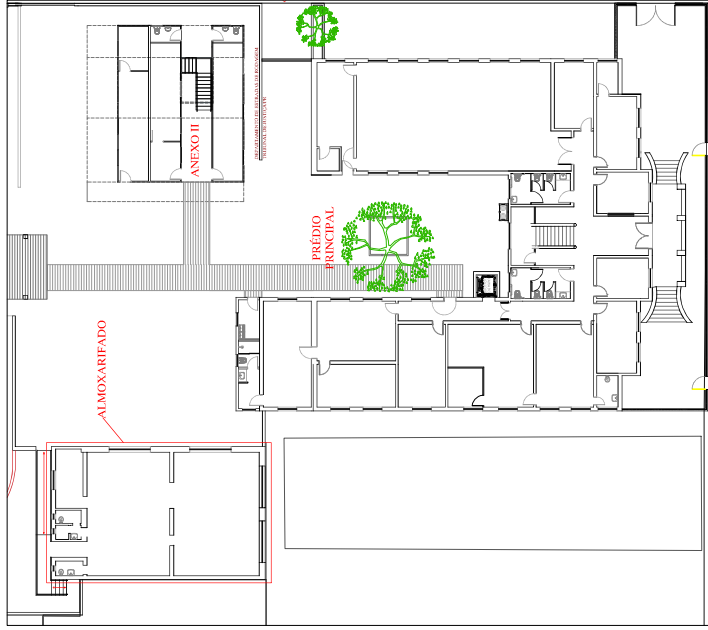


PLANTA DE SITUAÇÃO

ESCALA 1:200

MEDIDAS EM CENTÍMETROS

RELAÇÃO DE REVESTIMENTOS	
PISOS	
1	CONCRETO
2	PISO CERÂMICO
3	ASSOALHO DE MADEIRA
4	GRANILITE
PAREDE	
A	PINTURA LÁTEX
A	PINTURA AUTOMOTIVA
A	REVEST. CERÂMICO (ATÉ O TETO)
A	REVEST. CERÂMICO (MEIA PAREDE)
TETO	
1	LAE COM PINTURA
2	FORRO MADEIRA PVC
3	SEM FORRO


SIMBOLOGIA	
	MANTER
	DEMOLIR
	CONSTRUIR

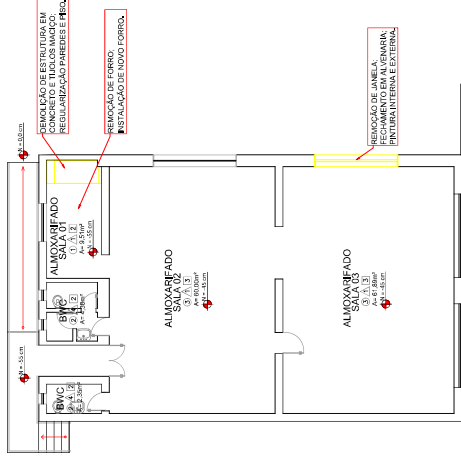

PLANTA BAIXA

ESCALA 1:100

MEDIDAS EM CENTÍMETROS

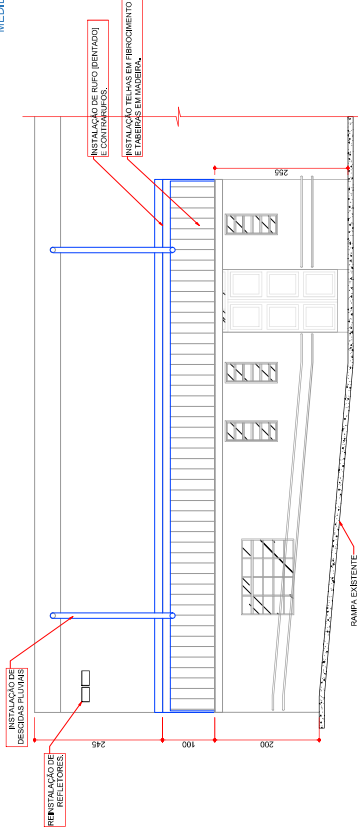

ELEVÇÃO

ESCALA 1:50

MEDIDAS EM CENTÍMETROS

PLANTA DE COBERTURA

ESCALA 1:50

MEDIDAS EM CENTÍMETROS

UNIVERSIDADE ESTADUAL DO NORTE DO PARANÁ

PROJETO MANUTENÇÃO TELHADO ALMOXARIFADO

OBRA MANUTENÇÕES NA SEDE DA REITORIA

PROFESSOR RESPONSÁVEL TÉCNICO

PROFESSOR RESPONSÁVEL

PROFESSOR RESPONSÁVEL

PROFESSOR RESPONSÁVEL

PROFESSOR RESPONSÁVEL

PROFESSOR RESPONSÁVEL

PROFESSOR RESPONSÁVEL

PROFESSOR RESPONSÁVEL

PROFESSOR RESPONSÁVEL

Documento: **04.ARQUITETONICO.pdf**.

Assinatura Qualificada realizada por: **Fabio Antonio Neia Martini** em 27/08/2024 17:19.


Assinatura Simples realizada por: **Amanda Alves da Silva (XXX.291.209-XX)** em 16/08/2024 15:25 Local: UENP/RTA/PROPAV/SECOBRAS.

Inserido ao protocolo **22.620.630-2** por: **Leticia Sacoman Sampaio** em: 16/08/2024 15:24.




Documento assinado nos termos do Art. 38 do Decreto Estadual nº 7304/2021.

A autenticidade deste documento pode ser validada no endereço:
<https://www.eprotocolo.pr.gov.br/spiweb/validarDocumento> com o código:
bc52dc2766f35a968d4bd9a695486715.

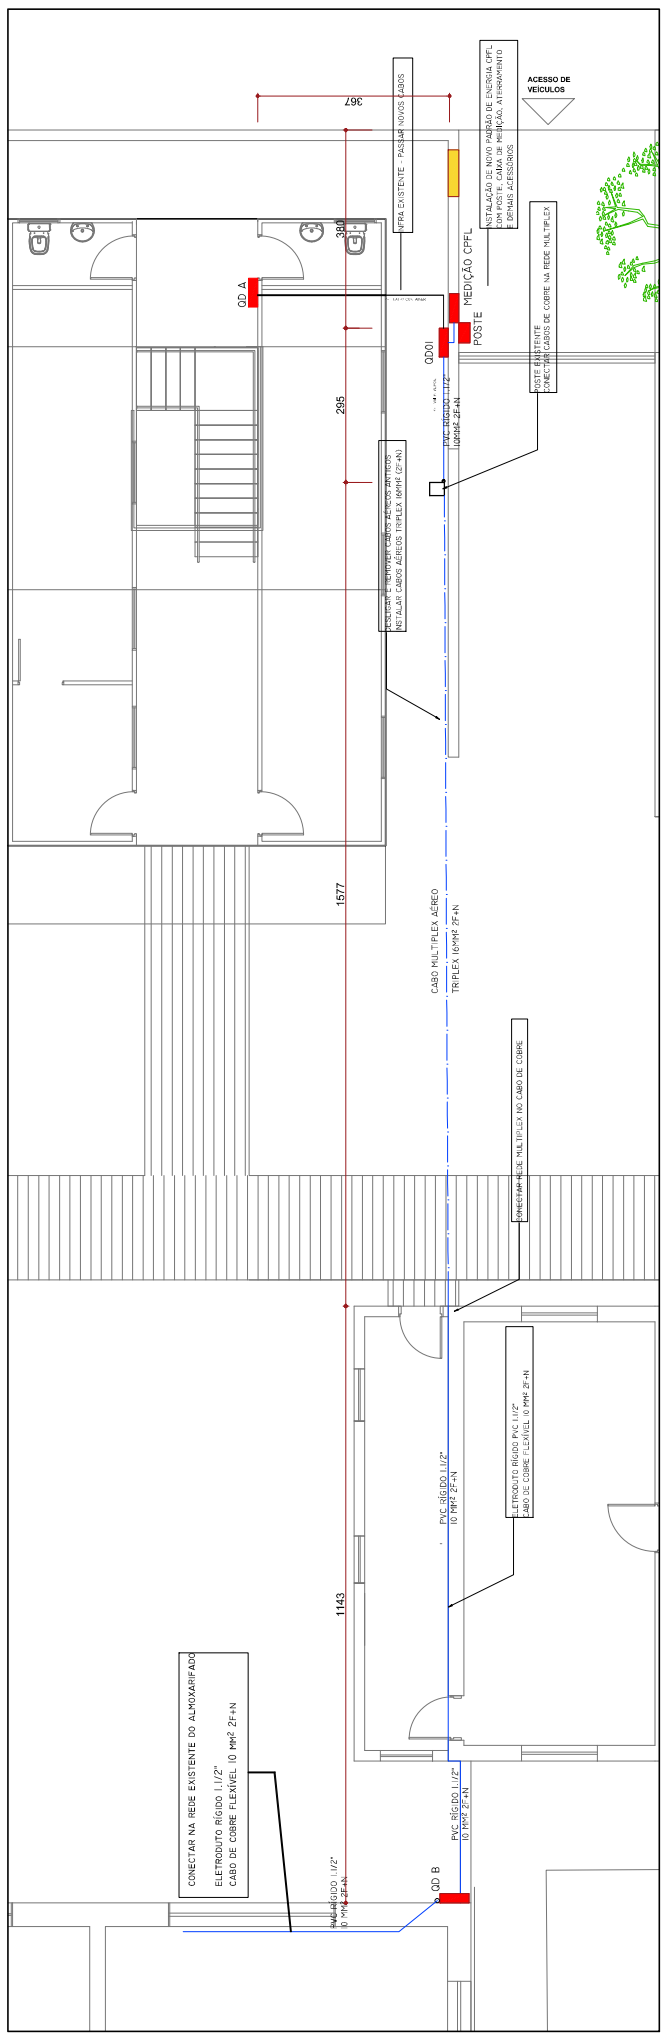

ESCALA 1:50
MEDIDAS EM CENTÍMETROS

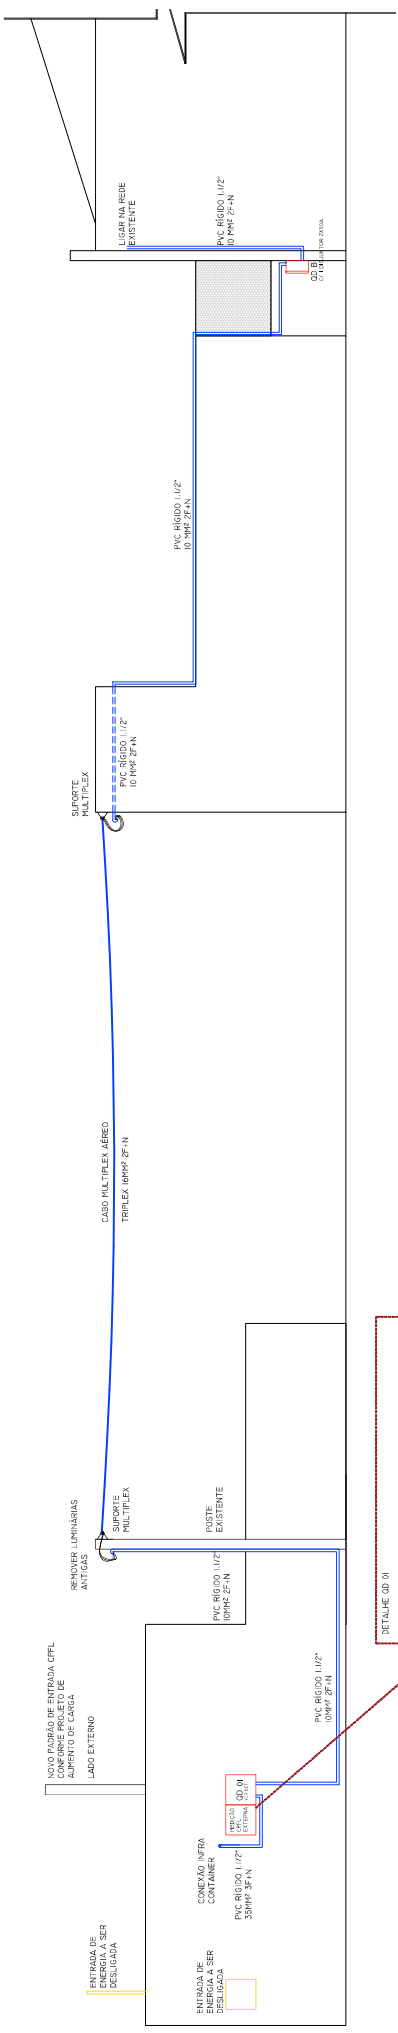

ESCALA 1:50
MEDIDAS EM

[illegible]

Documento: **05.ELETRICO.pdf**.

Assinatura Qualificada realizada por: **Fabio Antonio Neia Martini** em 27/08/2024 17:19.

Assinatura Simples realizada por: **Amanda Alves da Silva (XXX.291.209-XX)** em 16/08/2024 15:25 Local: UENP/RTA/PROPAV/SECOBRAS.

Inserido ao protocolo **22.620.630-2** por: **Leticia Sacoman Sampaio** em: 16/08/2024 15:24.



Documento assinado nos termos do Art. 38 do Decreto Estadual nº 7304/2021.

A autenticidade deste documento pode ser validada no endereço:
<https://www.eprotocolo.pr.gov.br/spiweb/validarDocumento> com o código:
d5e8113a2592d7c0edc0652f529649d4.