



Assinatura Qualificada realizada por: **Fatima Aparecida da Cruz Padoan** em 18/10/2021 18:46. Inserido ao protocolo **17.643.954-8** por: **Leticia Sacoman Sampaio** em: 15/10/2021 16:12. Documento assinado nos termos do Art. 38 do Decreto Estadual nº 7304/2021. A autenticidade deste documento pode ser validada no endereço: <https://www.eprotocolo.pr.gov.br/spiweb/validarAssinatura> com o código: **6cc87a379c306d9a19da07d62ec7b8e6**.


Inserido ao protocolo **19.383.760-3** por: **Leticia Sacoman Sampaio** em: 22/08/2022 14:05. A autenticidade deste documento pode ser validada no endereço: <https://www.eprotocolo.pr.gov.br/spiweb/validarDocumento> com o código: **da9b88c107def365df0fc439fca6a417**.

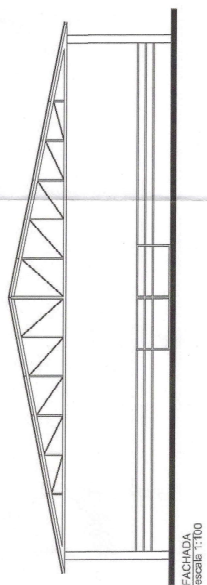


FACHADA  
escala 1:100

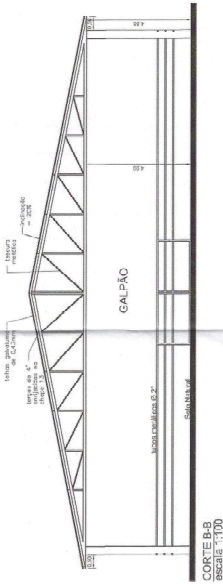

CORTE B-B  
escala 1:100

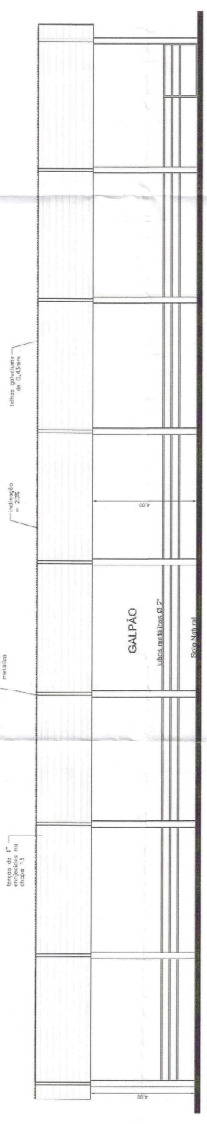

CORTE A-A  
escala 1:100

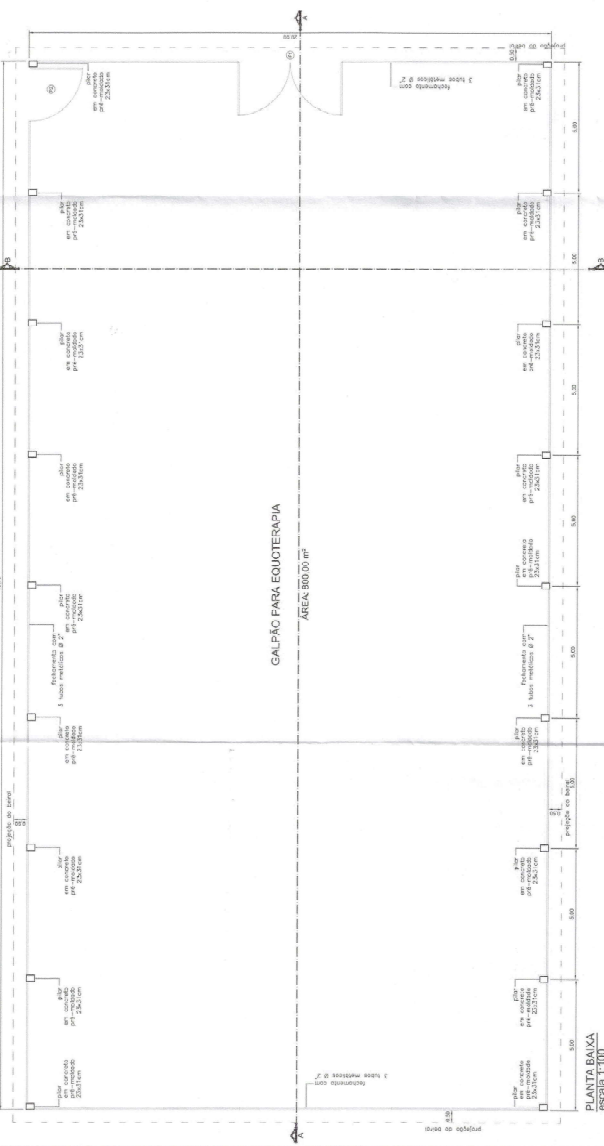

PLANTA BAIXA  
escala 1:100

GALPÃO PARA EQUOTERAPIA  
ÁREA 800,00 m²

TABELA DE ESQUADRIAS			
COD.	ESPECIFICAÇÃO	DIMENSÕES (cm)	QTD. MATERIAL
P1	Perfite de abrir	400 x 130	01 tubos metálicos
P2	Perfite de abrir	200 x 130	01 tubos metálicos

UENP

UNIVERSIDADE ESTADUAL DO NORTE DO PARANÁ

PROJETO  
EQUOTERAPIA - CAMPUS LUIZ MENEGHEL

CORTIÇO  
GALPÃO MOLCADO COM COBERTURA METÁLICA PARA FINS DE USO DE EQUOTERAPIA

PROPRIETÁRIO  
UNIVERSIDADE ESTADUAL DO NORTE DO PARANÁ - UENP  
RUA CARLOS DE FREITAS, 1300 - JARDIM  
RODovia BR 352 - KM 14

BAIRRO  
VILA MARIA - BARRAGEM

SITUAÇÃO/OBSERVAÇÕES/STATISTICS

ASSINATURAS

DECLARO QUE A ASSINATURA DO PROJETO  
NÃO REPRESENTA A PATENTE DE INVENÇÃO  
NEM A PATENTE DE MODELO DE UTILIDADE

RESERVAÇÃO PARA CRIAÇÃO PÚBLICA

PROJETO  
EQUOTERAPIA - CAMPUS LUIZ MENEGHEL

CORTIÇO  
GALPÃO MOLCADO COM COBERTURA METÁLICA PARA FINS DE USO DE EQUOTERAPIA

PROPRIETÁRIO  
UNIVERSIDADE ESTADUAL DO NORTE DO PARANÁ - UENP  
RUA CARLOS DE FREITAS, 1300 - JARDIM  
RODovia BR 352 - KM 14

BAIRRO  
VILA MARIA - BARRAGEM

SITUAÇÃO/OBSERVAÇÕES/STATISTICS






ASSINATURAS

DECLARO QUE A ASSINATURA DO PROJETO  
NÃO REPRESENTA A PATENTE DE INVENÇÃO  
NEM A PATENTE DE MODELO DE UTILIDADE

RESERVAÇÃO PARA CRIAÇÃO PÚBLICA



TABELA DE ESQUADRIAS			
COD.	ESPECIFICAÇÃO	DIMENSÕES (cm)	QTD.
J1	Vidro de correr	130 x 100 / 110	01
J2	Vidro de correr	200 x 100 / 110	01
J3	Vidro de correr	140 x 100 / 110	03
J4	Vidro de correr	60 x 50 / 160	02
J5	Vidro de correr	150 x 120 / 150	01
P1	Porta de abrir	80 x 210	03
P2	Porta de abrir	90 x 210	02
P3	Porta dupla de abrir	150 x 210	01
P4	Porta de correr	80 x 210	01
P5	Porta dupla de abrir	120 x 210	01

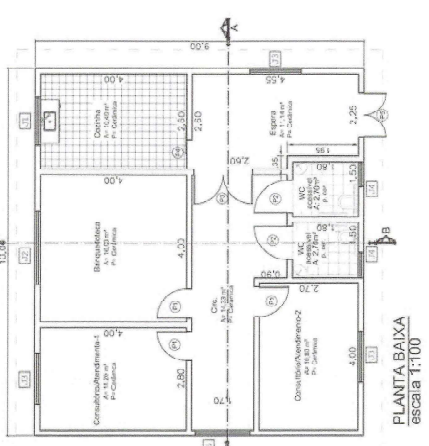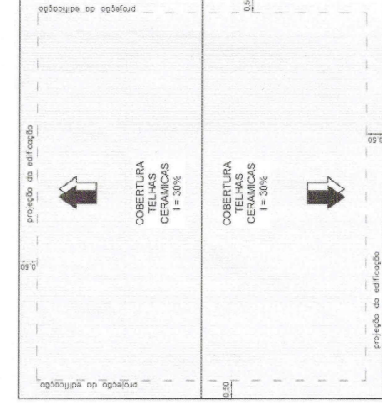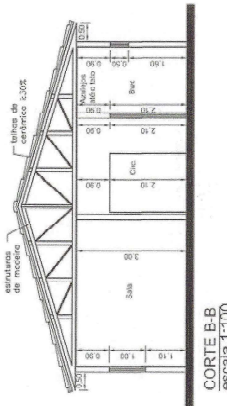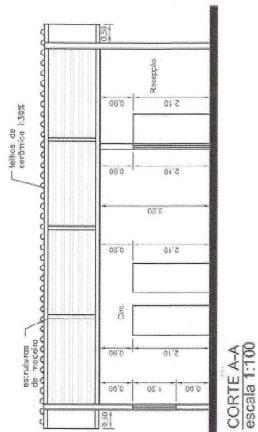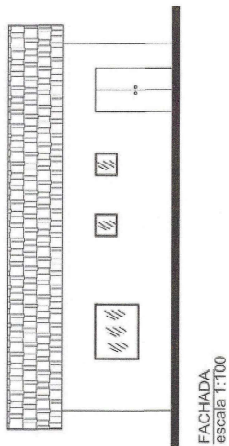

**UENP**

**UNIVERSIDADE ESTADUAL DO NORTE DO PARANÁ**

PROJETO  
EQUOTERAPIA - CAMPUS LUIZ MENEGHEL  
CENTRO DE ATENDIMENTO EM ALVENARIA

PROPRIETÁRIO  
UNIVERSIDADE ESTADUAL DO NORTE DO PARANÁ - UENP  
LOCAL  
RODOVIA BR 369, KM 54  
BAIRRO  
VILA MARIA - BANDEIRANTES/PR  
SITUAÇÃO/OBSERVAÇÕES/ESPECIFICAÇÕES

PROFESSOR RESPONSÁVEL  
UNIVERSIDADE ESTADUAL DO NORTE DO PARANÁ  
UENP  
PROFESSOR RESPONSÁVEL  
UNIVERSIDADE ESTADUAL DO NORTE DO PARANÁ  
UENP

DECLARO QUE APROVAÇÃO DO PROJETO  
NÃO IMPLICA POR PARTE DA PREFEITURA  
O DIREITO DE PROPRIEDADE DO TERRENO  
RESERVADO PARA ORIGENS PÚBLICAS

PRANCHETA

DESENHO DATA 04/2016 ESCALA INDICADA

**PROPAV**

PRO-REITORIA DE PLANEJAMENTO E AVALIAÇÃO INSTITUCIONAL  
SECRETARIA DE OBRAS


fl. 3

91-924 - Estacas  
Esc. 1:20


VB1-VB31  
- Vigas Baldrame  
Esc. 1:20

P1-P19 - Pilares  
Esc. 1:20

VP1-VP28  
- Vigas de Respaldo/  
Cinta de Amarração  
Esc. 1:20

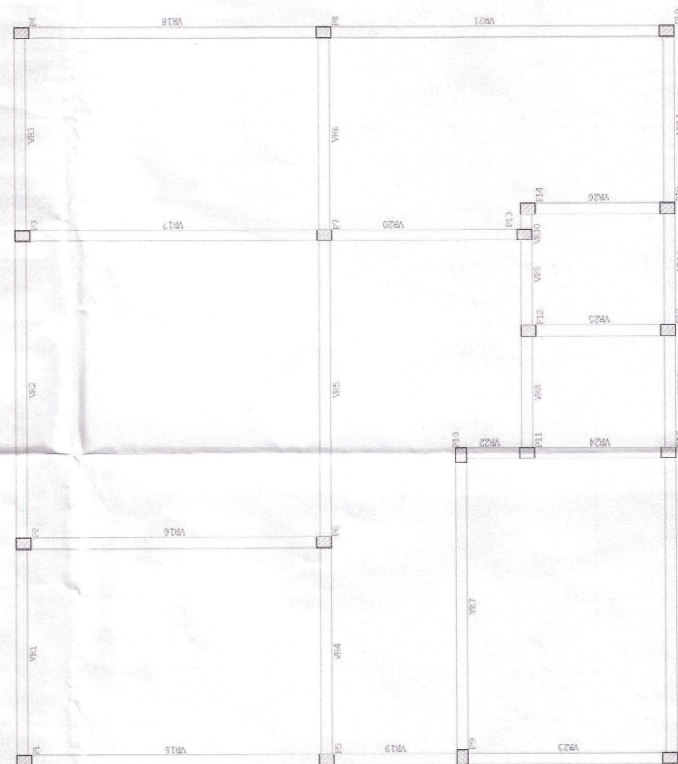

PLANTA DE LANÇAMENTO ESTRUTURAL  
FORMAS DO RESPALDO E LOCAÇÃO DE PILARES  
escala 1:50

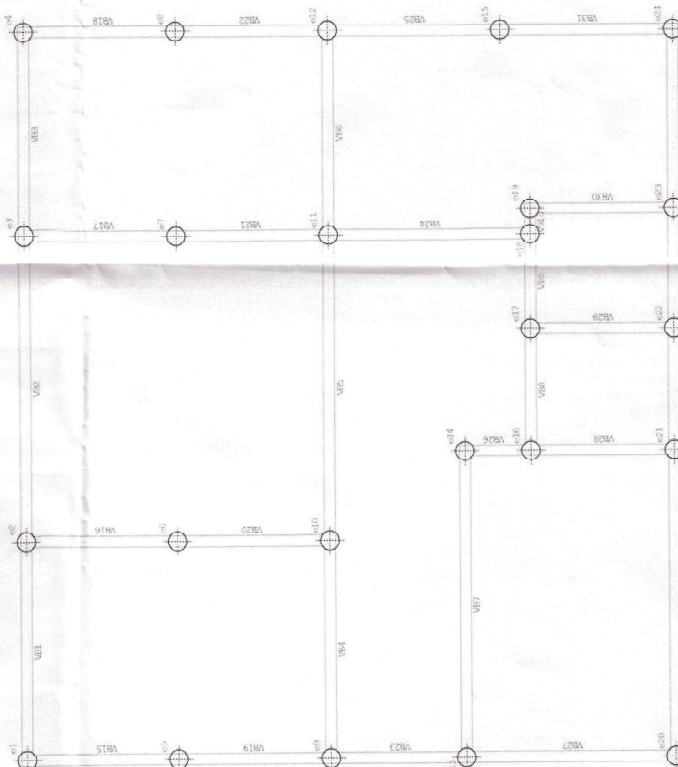

PLANTA DE LANÇAMENTO ESTRUTURAL  
FORMAS DA BALDRAME E LOCAÇÃO DE ESTACAS  
escala 1:50

UENP

UNIVERSIDADE ESTADUAL DO NORTE DO PARANÁ

EQUOTERAPIA - CAMPUS LUIZ VENESSEL

PLANTAS DOS LANÇAMENTOS ESTRUTURAIS

DETAHES EXECUTIVOS

PROPOSTA

PROPOSTA DE PLANEJAMENTO E ABILIZAÇÃO INSTITUCIONAL

PROPOSTA

PROPOSTA

PROTÓCOLO  
Fls. 11  
Mov. 6


fl. 4



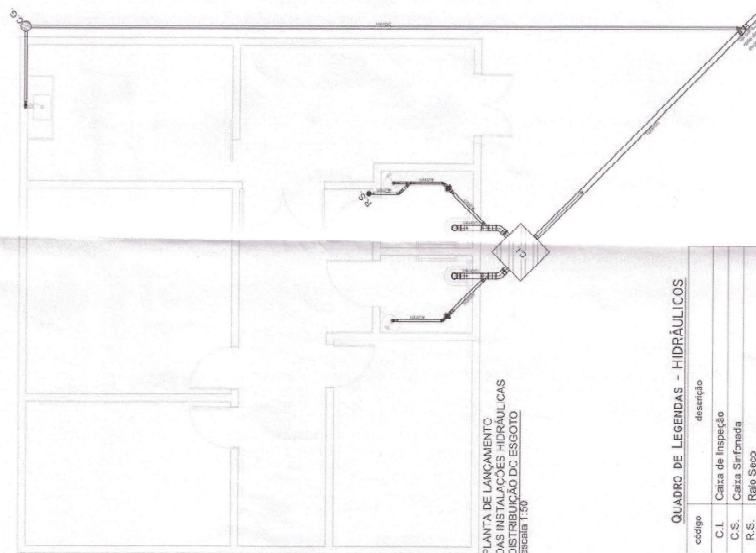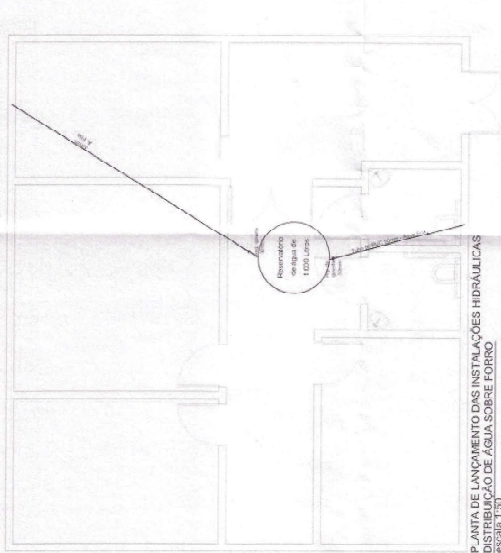

**QUADRO DE LEGENDAS - HIDRÁULICOS**


código	descrição
C.I.	Caixa de Inspeção
C.S.	Caixa Sifonada
R.S.	Raio Saco

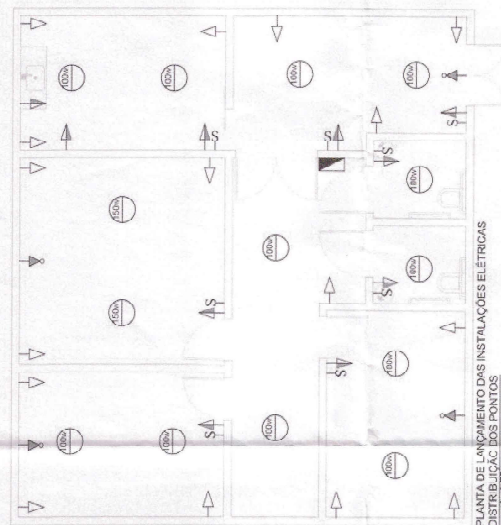

# **QUADRO DE LEGENDAS - ELÉTRICA**

**SIMBOLOGIAS e DESCRIÇÕES**

	Tomada 100V na parede (30mm do piso) - uso geral
	Tomada 220V na parede (110mm do piso) - uso geral
	Tomada 540V na parede (200mm do piso) - chuveiro
	Tomada 300V na parede (200mm do piso) - ar condicionado
	Tomada 120V na parede (300mm do piso)
	Interruptor Paralelo
	Interruptor Simples
	Lâmpada fluorescente rc iso
	Lâmpada incandescente no teto
	Quadro de distribuição (interno)
	Quadro de medição elétrica (externa)
	Quadro de entrada (telefone)
	ELETRODUTO de PVC
	Condutor de NEUTRO em eletroduto
	Condutor de FASE em eletroduto
	Condutor de RETORNO em eletroduto
	Condutor de REDE ETHERNET em eletroduto
	Antena
	Lâmpada incandescente

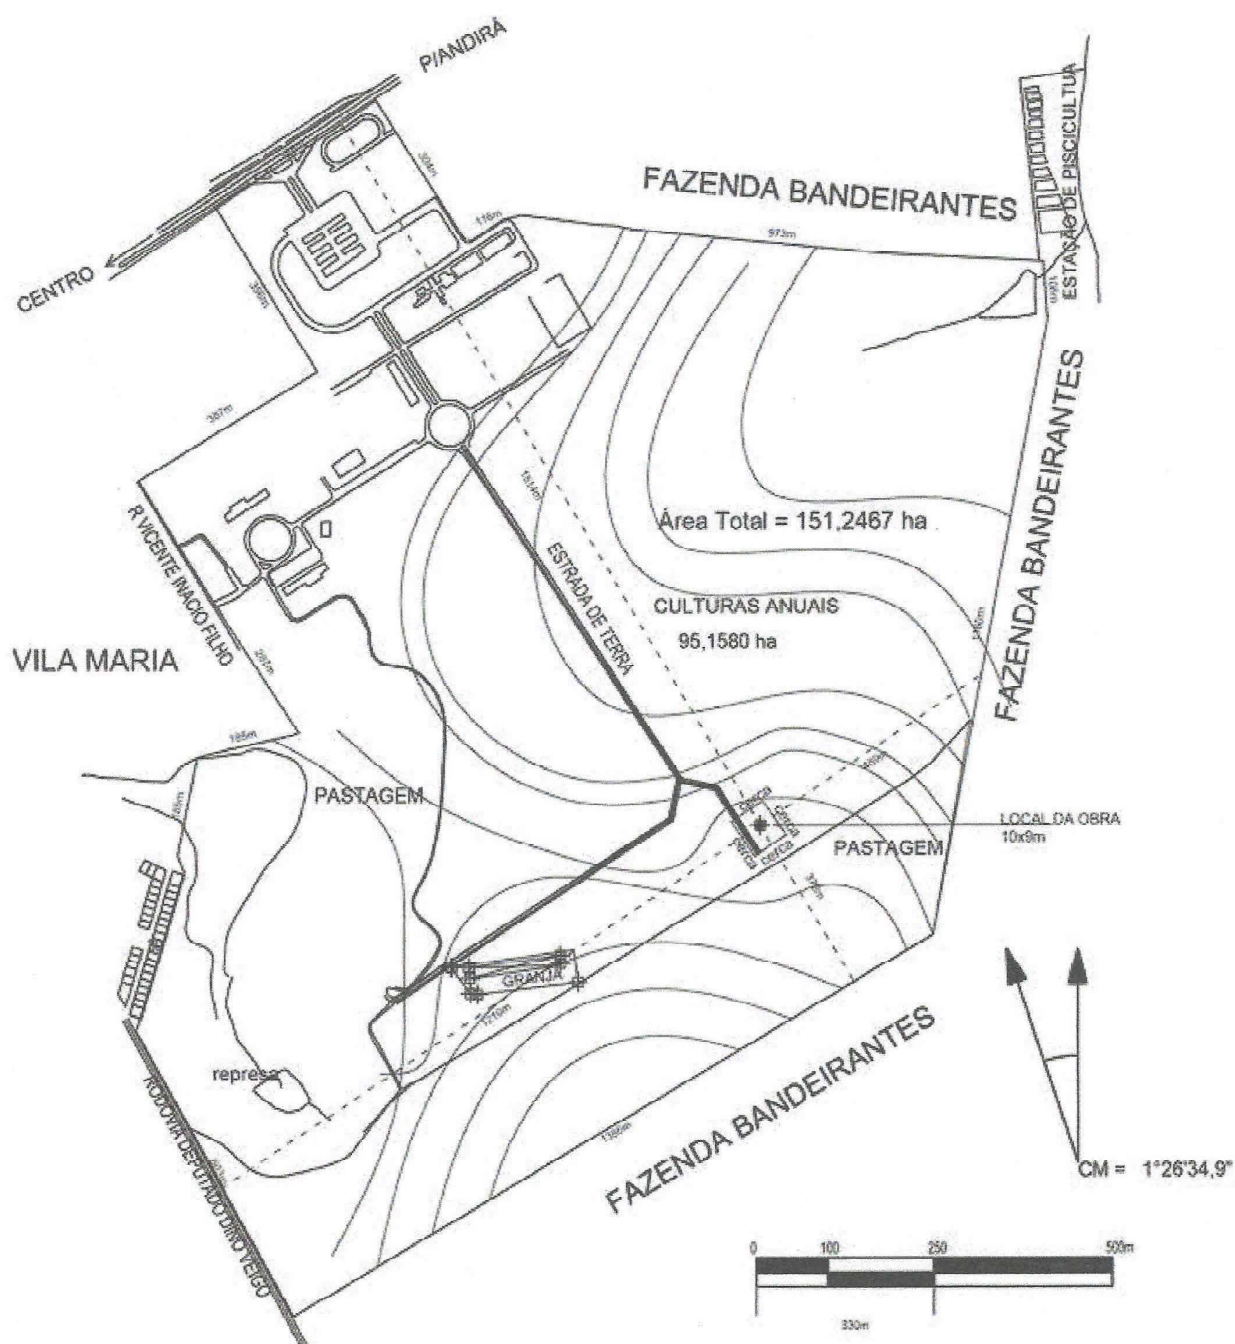

**— UENP —**

UNIVERSIDADE ESTADUAL DO NORTE DO PARANÁ

PROFITO  
EQUOTERAPIA - CAMPUS LUIZ MENEGHEL

OBRA  
CENTRO DE ATENDIMENTO EM ALVENARIA  
PLANTA DE SITUAÇÃO / CURVAS DE NÍVEL

PROFESSOR

RESPONSÁVEL TÉCNICO

UNIVERSIDADE ESTADUAL DO NORTE DO PARANÁ  
PR. 335-100/021-54

PR. 335-100/021-54  
PR. 335-100/021-54

DESENHO

DATA

04/2016

INDICADA


PR. 335-100/021-54

**PROPAV**


PRÓ-REITORIA DE PLANEJAMENTO E AVALIAÇÃO INSTITUCIONAL  
SECRETARIA DE OBRAS

fl. 6



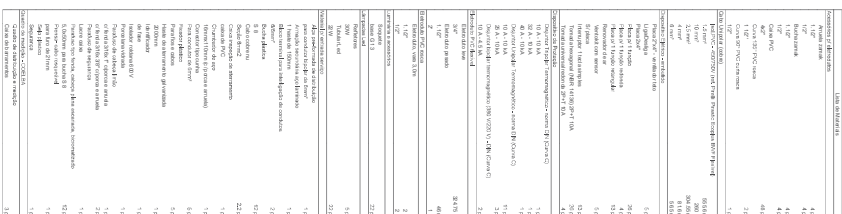

## DIAGRAMA DOS CIRCUITOS E CARGAS SEM ESCALA

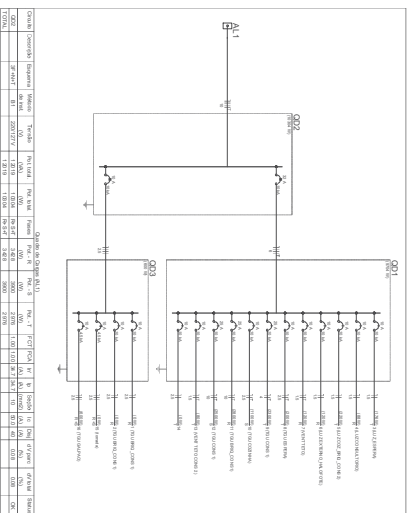








**CREA-PR** Conselho Regional de Engenharia e Agronomia do Paraná  
Anotação de Responsabilidade Técnica Lei Fed 6496/77  
Valorize sua Profissão. Mantenha os Projetos em Obra  
2ª VIA - ÓRGÃOS PÚBLICOS



**ART Nº 20161075829**  
Obra ou Serviço Técnico  
ART Principal

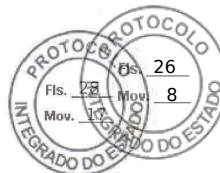

Esta ART somente terá validade se for apresentada em conjunto com o comprovante de quitação bancária.

Profissional Contratado: FERNANDO AUGUSTO TOREJANI (CPF: 045.544.529-05)  
Título Formação Prof.: ENGENHEIRO CIVIL  
Empresa contratada:

Nº Carteira: PR-101396/D  
Nº Voto Crea:  
Nº Registro:

Contratante: UNIVERSIDADE ESTADUAL DO NORTE DO PARANÁ

CPF (CNPJ):  
08.885.100/0004-05

Endereço ROD. BR 369 KM 054 VILA MARIA

CEP: 86360000 BANDEIRANTES PR Fone:

Local da Obra: ROD. BR 369 KM 054

VILA MARIA - BANDEIRANTES PR

CEP: 86360000

Quadra: Lote:

Latitude: Longitude:

Tipo de Contrato	4	PRESTAÇÃO DE SERVIÇOS	Dimensão	890 M2
Ativ. Técnica	19	PROJETO E EXECUÇÃO DE OBRA OU SERVIÇO TÉCNICO		
Área de Comp.	1101	EDIFICAÇÕES - CONSTRUÇÃO CIVIL		
Tipo Obra/Serv	009	EDIFICAÇÕES DE ENSINO QUALQUER ÁREA		
Serviços contratados	001	PROJETO ARQUITETÔNICO		
	002	PROJETO ESTRUTURAL		
	003	PROJETO HIDRÁULICO		
	004	PROJETO ELÉTRICO		
	006	PROJETO TUBULAÇÕES TELEFÔNICAS		

Dados Compl: 0

Gui9  
ART Nº  
20161075829

Data Início: 01/04/2016  
Data Conclusão: 01/10/2016  
Vlr Taxa: R\$ 74,37 Entidade de Classe: 401

Base de cálculo: TABELA VALOR DE CONTRATO

Outras informações sobre a natureza dos serviços contratados, dimensões, ARTs vinculadas, ARTs substituídas, contratantes, etc

Insp.: 4410  
15/03/2016  
CreaWeb 1.08

Declaro estar ciente quanto à  
necessidade de atendimento às normas  
de acessibilidade, conforme disposto no  
art. 11, do Decreto 5.296 de 2004

Assinatura do Contratante

Assinatura do Profissional


2ª VIA - ÓRGÃOS PÚBLICOS Destina-se à apresentação nos órgãos de administração pública, cartórios e outros.  
Central de informações do CREA-PR 0800.041.0067

A autenticação deste documento poderá ser consultada através do site [www.crea-pr.org.br](http://www.crea-pr.org.br)

A Anotação de Responsabilidade Técnica (ART) foi instituída pela Lei Federal 6496/77, e sua aplicação está regulamentada pelo Conselho Federal de Engenharia e Agronomia (CONFEA) através da Resolução 1025/09.

Assinado digitalmente por: **Fátima Aparecida da Cruz Padoan** em 14/05/2021 17:00. Inserido ao protocolo **17.643.954-8** por: **Leticia Sacoman Sampaio** em: 14/05/2021 16:51. Documento assinado nos termos do art. 18 do Decreto Estadual 5389/2016. A autenticidade deste documento pode ser validada no endereço: <https://www.eprotocolo.pr.gov.br/spiweb/validarAssinatura> com o código: **e944631d73486059cd8a2da9a3e229b**.

Inserido ao protocolo **19.383.760-3** por: **Leticia Sacoman Sampaio** em: 22/08/2022 14:05. A autenticidade deste documento pode ser validada no endereço: <https://www.eprotocolo.pr.gov.br/spiweb/validarDocumento> com o código: **7e2df25ea652d34dcb0ade66c4d64867**.

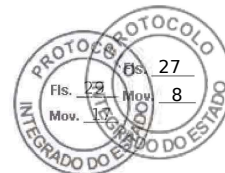

## ::Comprovantes

**Comprovante de Pagamento de Bloqueto**  
via GovConta Caixa

Nome:	UNIVERSIDADE ESTADUAL DO NORTE D
Conta Debitada:	0391/006/00000106-2

Bloqueto - Dados do Pagamento				
Representação Numérica do Código de Barras:				
1049081290	43010200244	01610758292	8	67440000007437

Data do Vencimento:	25/03/2016
Nome do Banco:	CAIXA ECONOMICA FEDERAL
Valor (R\$):	74,37
Identificação da Operação:	ART 20161075829

Data de Débito:	15/03/2016
Data da Operação:	15/03/2016
Código da Operação:	00254983
Chave de Segurança:	25KF9Y1YMZ115Z3E

CPFs Autorizadores:	
277.857.269-49	
503.928.408-04	

**Operação realizada com sucesso.**





1. Responsável Técnico

**LINCOLN MAKOTO NOZAKI**

Título profissional:

**ENGENHEIRO CIVIL**

RNP: **1701720183**

Carteira: **PR-9555/D**

2. Dados do Contrato

Contratante: **UNIVERSIDADE ESTADUAL DO NORTE DO PARANÁ**

CNPJ: **08.885.100/0001-54**

AV. GETÚLIO VARGAS, 850

CENTRO - JACAREZINHO/PR 86400-000

Contrato: (Sem número)

Celebrado em: 14/05/2021

Valor: R\$ 0,01

Tipo de contratante: Pessoa Jurídica (Direito Público) brasileira

3. Dados da Obra/Serviço

BR 369 KM 54, S/Nº

VILA MARIA - BANDEIRANTES/PR 86360-000

Data de Início: 14/05/2021

Previsão de término: 15/06/2021

Coordenadas Geográficas: -23,11161 x -50,355256

Finalidade: Escolar

Proprietário: **UNIVERSIDADE ESTADUAL DO NORTE DO PARANÁ**

CNPJ: **08.885.100/0001-54**

4. Atividade Técnica

Elaboração

Quantidade

Unidade

[Dimensionamento, Elaboração de orçamento, Projeto de instalações] de instalações elétricas em baixa tensão para fins residenciais e comerciais

10,00

KW

Após a conclusão das atividades técnicas o profissional deverá proceder a baixa desta ART

5. Observações

PROJETO ELÉTRICO - SETOR DE EQUOTERAPIA

6. Declarações

**Cláusula Compromissória:** As partes decidem, livremente e de comum acordo, que qualquer conflito ou litígio originado do presente contrato, inclusive no tocante a sua interpretação ou execução, será resolvido por arbitragem, de acordo com a Lei nº 9.307/96, de 23 de setembro de 1996 e Lei nº 13.129, de 26 de maio de 2015, através da Câmara de Mediação e Arbitragem do Conselho Regional de Engenharia e Agronomia do Paraná – CMA/CREA-PR, localizada à Rua Dr. Zamenhof, nº 35, Alto da Glória, Curitiba, Paraná, telefone 41 3350-6727, e de conformidade com o seu Regulamento de Arbitragem. Ao optarem pela inserção da presente cláusula neste contrato, as partes declaram conhecer o referido Regulamento e concordar, em especial e expressamente, com os seus termos.

Profissional

Contratante

7. Assinaturas

Declaro serem verdadeiras as informações acima

Local

, de

data

de

LINCOLN MAKOTO NOZAKI - CPF: 360.716.339-15

UNIVERSIDADE ESTADUAL DO NORTE DO PARANÁ - CNPJ: 08.885.100/0001-54

8. Informações

- A ART é válida somente quando quitada, conforme informações no rodapé deste formulário ou conferência no site [www.crea-pr.org.br](http://www.crea-pr.org.br).

- A autenticidade deste documento pode ser verificada no site [www.crea-pr.org.br](http://www.crea-pr.org.br) ou [www.confex.org.br](http://www.confex.org.br)

- A guarda da via assinada da ART será de responsabilidade do profissional e do contratante com o objetivo de documentar o vínculo contratual.

Acesso nosso site [www.crea-pr.org.br](http://www.crea-pr.org.br)

Central de atendimento: 0800 041 0067



**CREA-PR**  
Conselho Regional de Engenharia  
e Agronomia do Paraná

Valor da ART: R\$ 88,78

Registrada em : 20/05/2021

Valor Pago: R\$ 88,78

Nosso número: 2410101720212394677

A autenticidade desta ART pode ser verificada em <https://servicos.crea-pr.org.br/publico/art>

Impresso em: 21/05/2021 08:53:49

[www.crea-pr.org.br](http://www.crea-pr.org.br)



Inserido ao protocolo **17.643.954-8** por: **Eduardo Rodrigues Andrade** em: 21/10/2021 10:36. As assinaturas deste documento constam às fls. 120a. A autenticidade deste documento pode ser validada no endereço: <https://www.eprotocolo.pr.gov.br/spiweb/validarAssinatura> com o código: **bcce9a92585fa27aeac3e00cc1af2c3b**.

Inserido ao protocolo **19.383.760-3** por: **Leticia Sacoman Sampaio** em: 22/08/2022 14:05. A autenticidade deste documento pode ser validada no endereço: <https://www.eprotocolo.pr.gov.br/spiweb/validarDocumento> com o código: **7e2df25ea652d34dcb0ade66c4d64867**.